


PLANTA BAJA

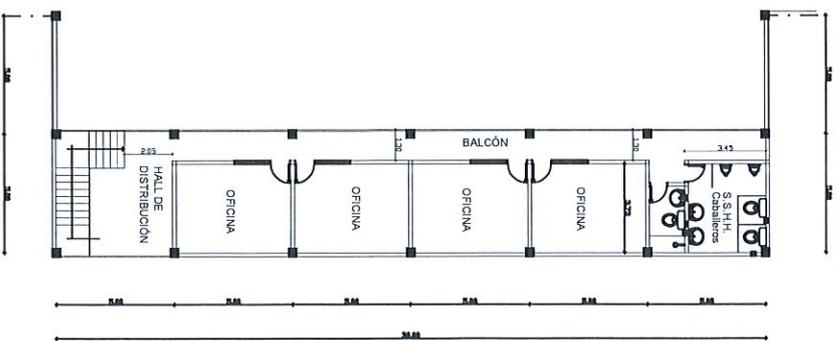

PLANTA ALTA

PLANTA ARQUITECTÓNICA

ESCALA 1:200

ING. J. A. OBRAS CIVILES

ANDE

GERENCIA TÉCNICA

G.T.O.C.I.

Corporación de Transmisión de Energía Eléctrica

Proy.: Ing. Lina Arce
Diseñ.: Ing. Lina Arce

Arq. Proba:
Fecha:

Lfm.