


2DO. PISO

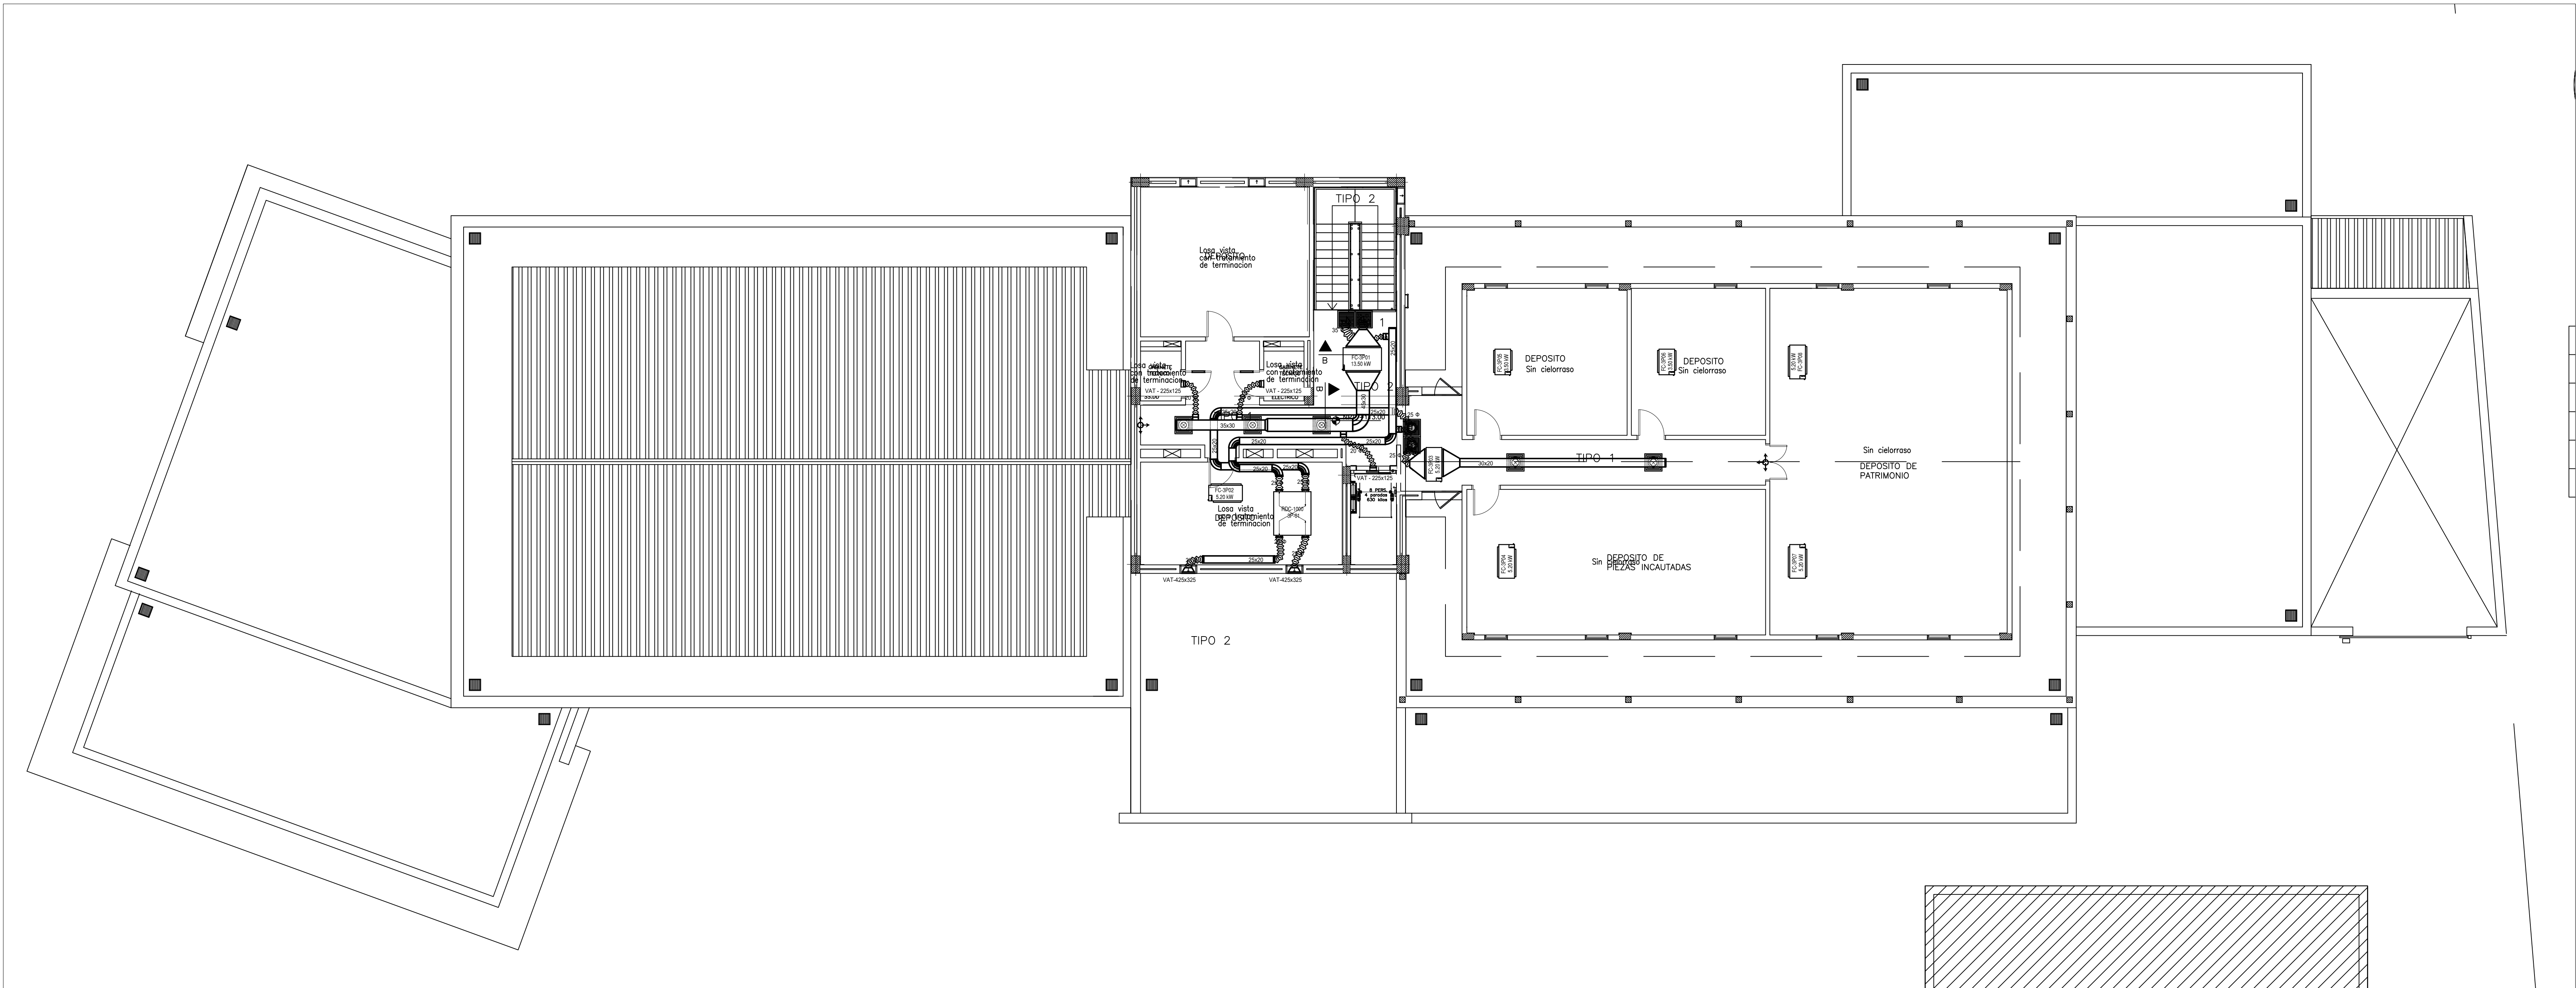

AZOTEA
ESC. 1/100

Cant de equipos fancoils					
CAPACIDAD (kW)	PB	1P	2P	Az	Total
3,5	6	7	1	2	16
5,2	12	8	8	5	33
7,15	1	0	1	0	2
10,6	11	12	5	0	28
13,5	5	1	3	1	10
17,5	1	1	1	0	3
SUBTOTAL	36	29	19	8	92
Cant de equipos Recuperadores de Calor					
CAUDAL (m3/h)	PB	1P	2P	Az	Total
1.000	2	0	3	1	6
1.500	3	4	0	0	7
SUBTOTAL	5	4	3	1	13
Cant de equipos Extractores					
CAUDAL (m3/h)	PB	1P	2P	Az	Total
500	2	0	0	0	2
1.000	2	0	0	0	2
SUBTOTAL	4	0	0	0	4
Cant de equipos Motobombas					
CAUDAL (m3/h)	PB	1P	2P	Az	Total
82	2	0	0	0	2
Cant de equipos Chillers					
CAPACIDAD (TR)	PB	1P	2P	Az	Total
60	2	0	0	0	2
Cant de equipos Splits					
CAPACIDAD (btu/h)	PB	1P	2P	Az	Total
24.000	1	0	0	0	1
18.000	1	0	0	0	1
12.000	1	0	0	0	1
SUBTOTAL	3	0	0	0	3
TOTAL- EQUIPOS	52	33	22	9	116

LEYENDA: EQUIPOS Y ELEMENTOS COMPONENTES DEL PROYECTO			
SÍMBOLO	DESCRIPCIÓN	SÍMBOLO	DESCRIPCIÓN
	BOMBA		CANERIA DE ALIMENTACIÓN DE AGUA
	EVAPORADOR HI WALL DE UNIDAD SPLIT		CANERIA DE RETORNO DE AGUA
	EVAPORADOR BAJA SUJETA DE UNIDAD SPLIT		CANERIA DE DRENAJE
	CONDENSADOR DE UNIDAD SPLIT		RECUPERADOR DE CALOR
	EXTRACTOR		FAN COIL
			Difusor 30cm

Arg. CAROLINA RUFFINELLI
Directora
Dirección de Infraestructura Física



PODER JUDICIAL
CORTE SUPREMA DE JUSTICIA
DIRECCIÓN DE INFRAESTRUCTURA FÍSICA
DEPARTAMENTO DE OBRAS Y PROYECTOS

OBRA: Juzgado de Primera Instancia
UBICACIÓN: J. Augusto Saldívar

PLANO: Climatización – Ductos
SECTOR: 2P y AZOTEA

ESCALA: 1/100
FECHA: SEPTIEMBRE 2024
DIBUJO: D.O.P.

PLANO Nº

Cli-5