



COCINA - COMEDOR
DE 8.60 X 10.90
CON TECHO DE TEJAS

ESC. BAS. N° 1732 DOMINGA OCARIZ DE SAMANIEGO
ESC. BAS. N° 3229 SAN JUAN BAUTISTA

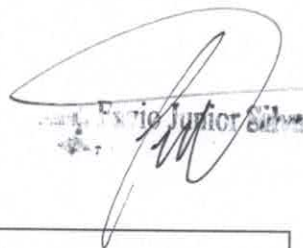

Esteban Junior Silva

MINISTERIO DE EDUCACION Y CIENCIAS
DIRECCION DE INFRAESTRUCTURA

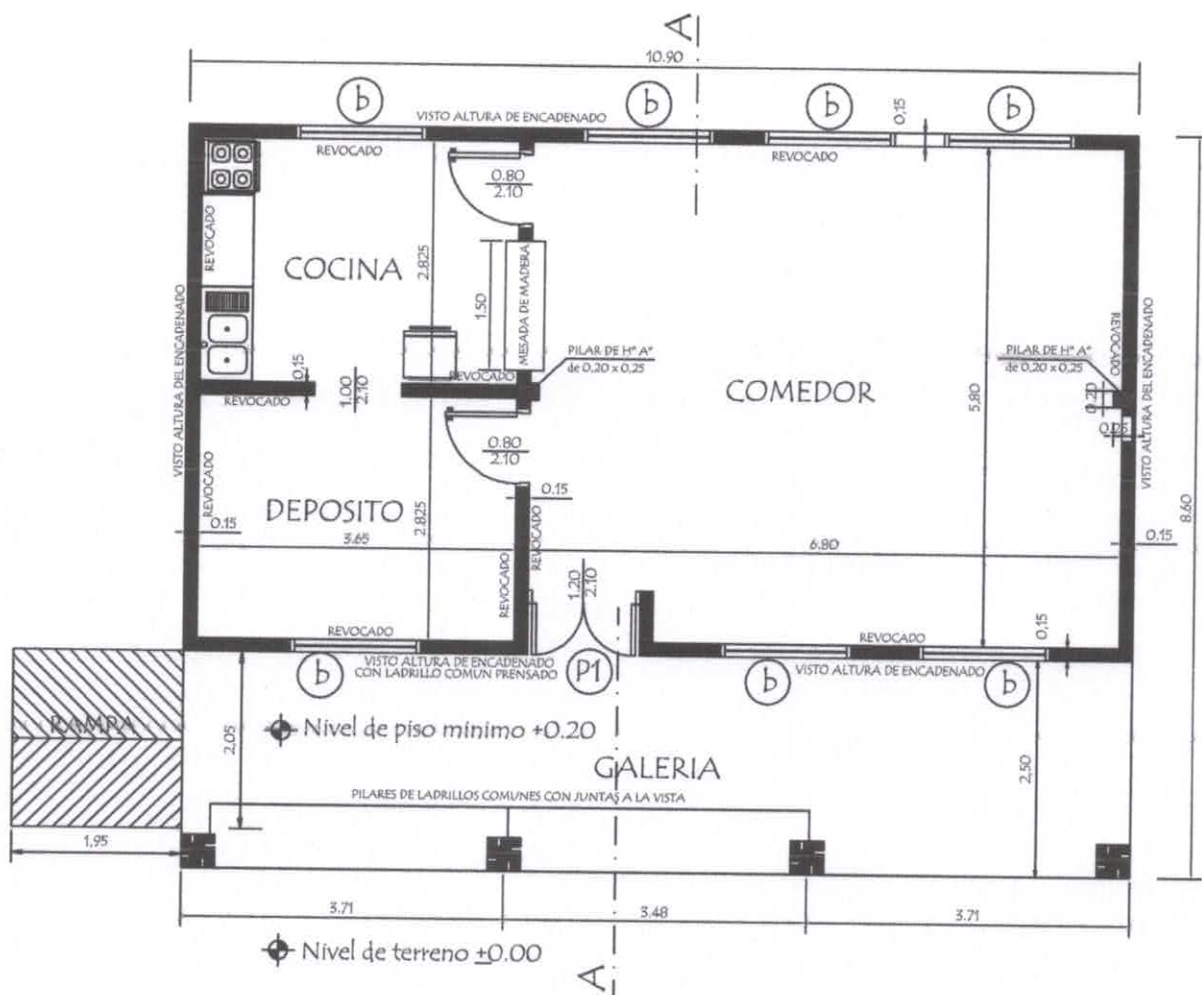


PLANTA CONSTRUCTIVA

[Signature]
 E. J. Junior S. R.


MINISTERIO DE EDUCACION Y CIENCIAS DIRECCION DE INFRAESTRUCTURA		
PROYECTO	Cocina - Comedor de 8,60 x 10,90 con techo de tejas	
Planta Constructiva		01
		escala 1 / 75



MINISTERIO DE EDUCACION Y CIENCIAS DIRECCION DE INFRAESTRUCTURA		
PROYECTO	Cocina - Comedor de 8,60 x 10,90 con techo de tejas	02
Planta de Cimentación y Corte AA escala 1 / 75		

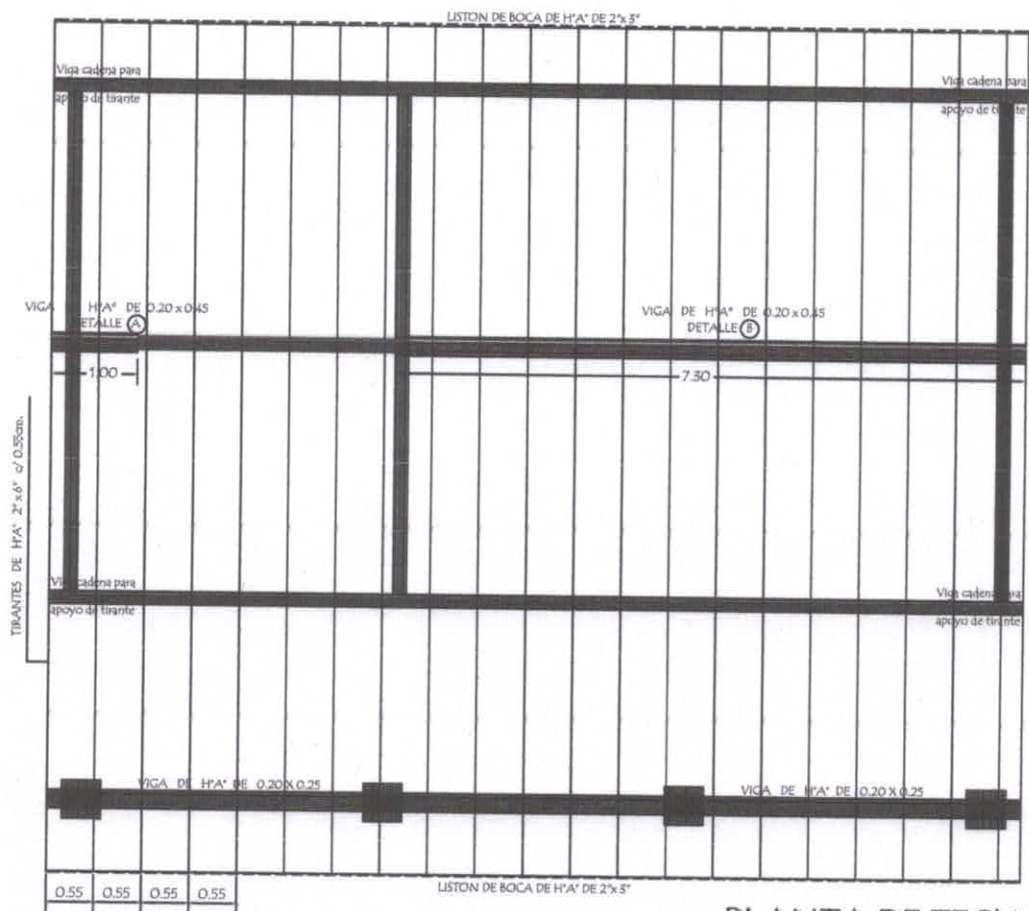

PLANTA DE TECHO

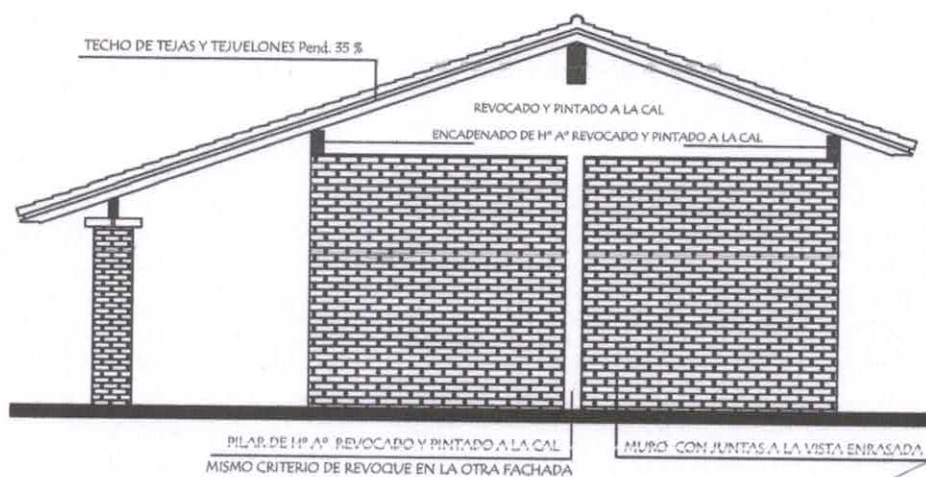

FACHADA LATERAL


MINISTERIO DE EDUCACION Y CIENCIAS
DIRECCION DE INFRAESTRUCTURA

PROYECTO Cocina - Comedor de 8,60 x 10,90 con techo de tejas


Planta de Techo y Fachada Lateral

escala 1 / 75

03

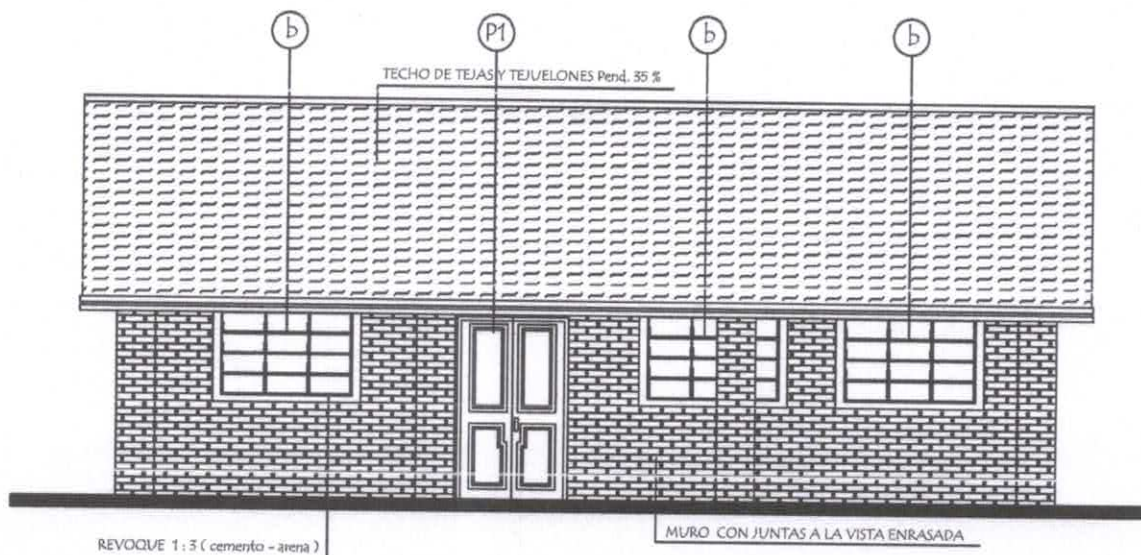

FACHADA FRONTAL

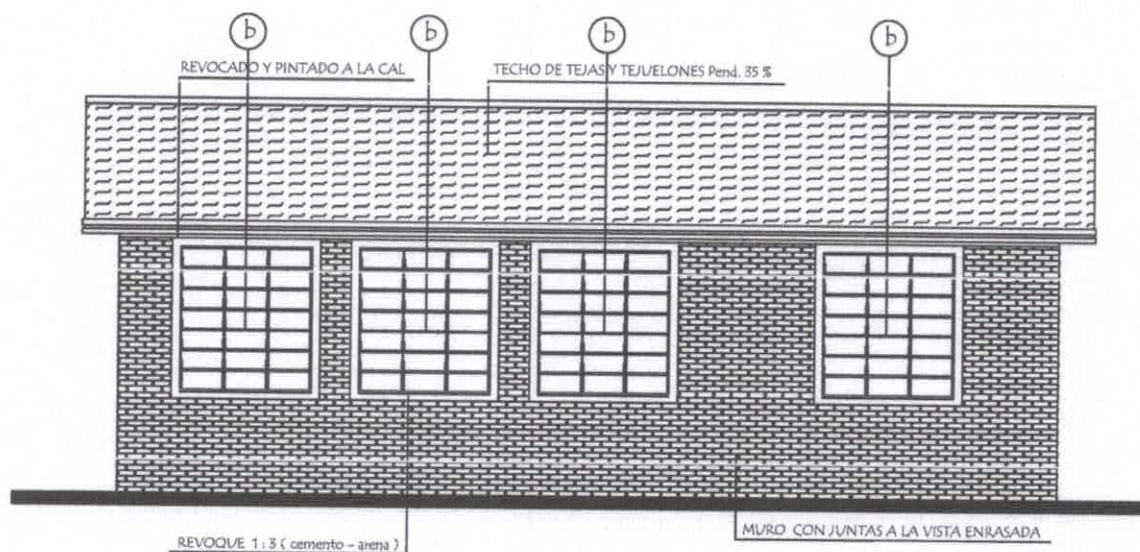

FACHADA POSTERIOR

Escritura Silve

MINISTERIO DE EDUCACION Y CIENCIAS
DIRECCION DE INFRAESTRUCTURA


PROYECTO Cocina - Comedor de 8,60 x 10,90 con techo de tejas

Fachada Frontal y Posterior

escala 1 / 75

04


INSTALACION ELECTRICA UBICACION DE ARTEFACTOS Y ELECTRODUCTOS

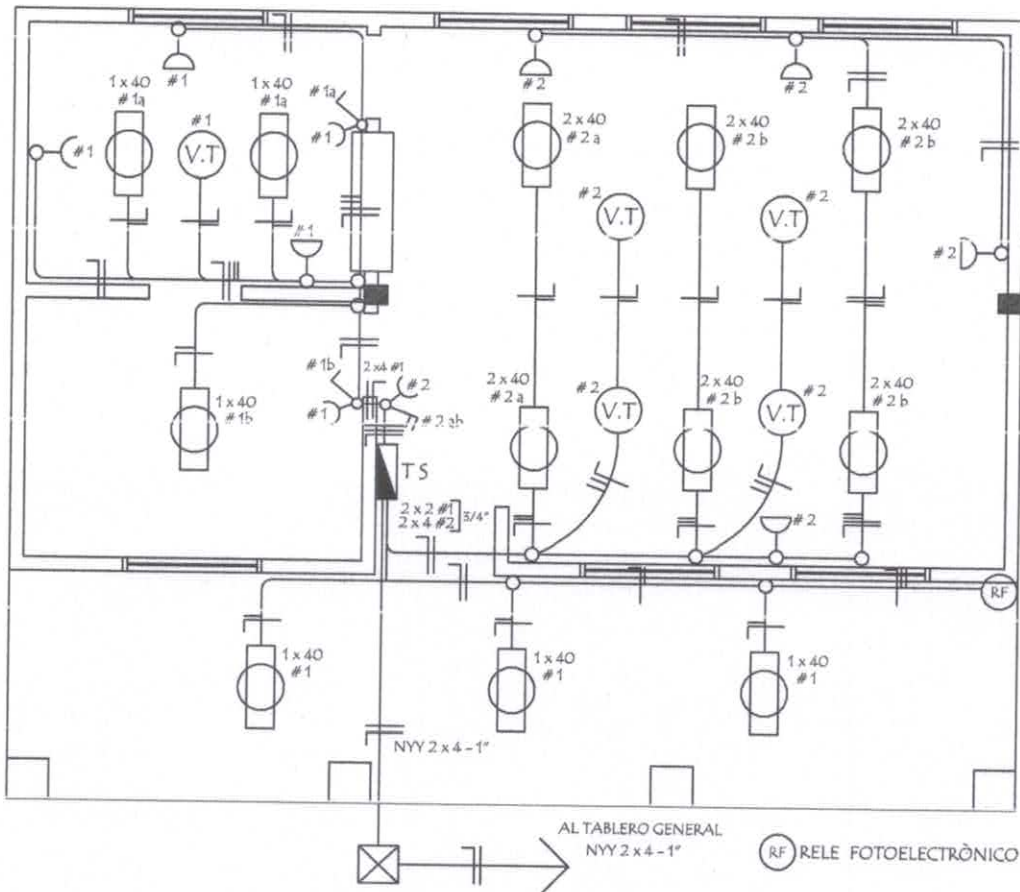

DETALLE DE CARGA TS

Circuitos	Fluorescentes		Tomas Watts	Heladera Watts	V.T. Watts	Fase R	Total General
	2 x 40	1 x 40					
#1		6 x 100	5 x 100	300	1 x 100	1.500	1.500
#2	6 x 100		5 x 100		4 x 100	1.500	1.500
Total							3.000W


ESQUEMA DEL TS
AL TABLERO GENERAL

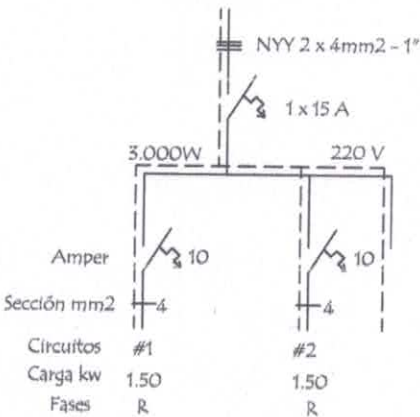

[Signature]
Favio Junior Silva


MINISTERIO DE EDUCACION Y CIENCIAS DIRECCION DE INFRAESTRUCTURA		
PROYECTO	Cocina - Comedor de 8,60 x 10,90 con techo de tejas	
Instalación Eléctrica		escala 1 / 75

VIGA CUMBRERA DE H° A° 0.20 x 0.45

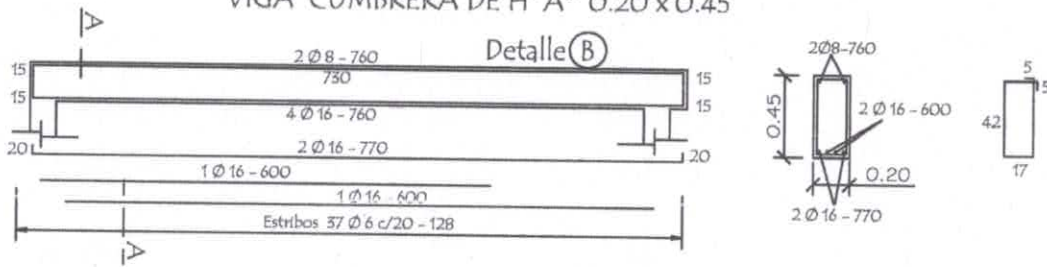


VIGA CUMBRERA DE H° A° 0.20 x 0.45


DETALLE (A)

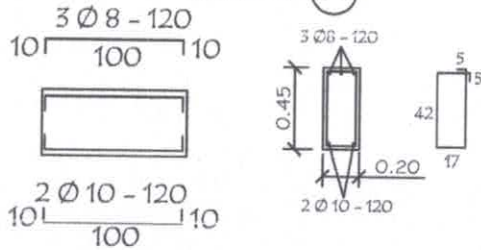


Dado de H° A° 0.13 x 0.50
Utilizar bajo la Viga (A)

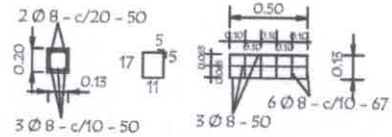


VIGA GALERIA DE H° A° DE 0.20 x 0.25

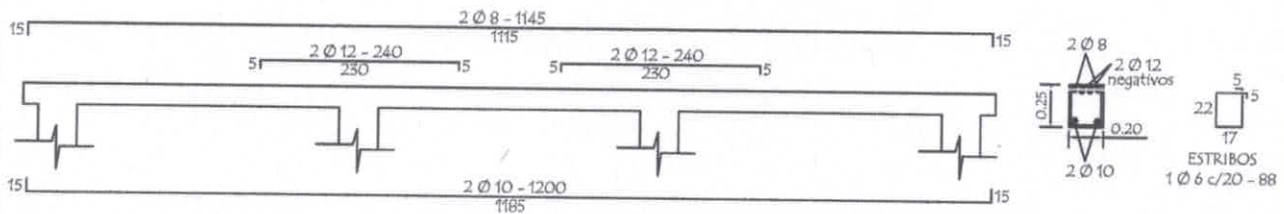


LOSA DE H° A° SOBRE PUERTA

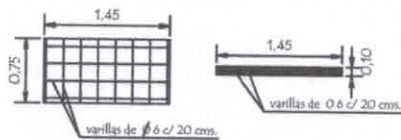


TIRANTE DE H° A° DE 2" x 6"

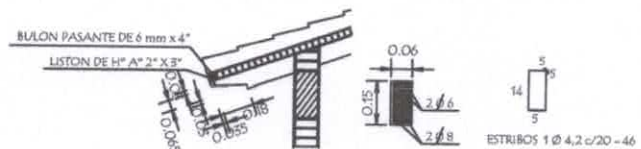

Planta de Desague Cloacal

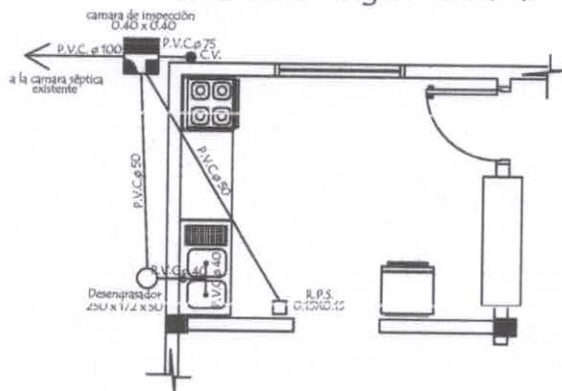

Planta de Agua Corriente

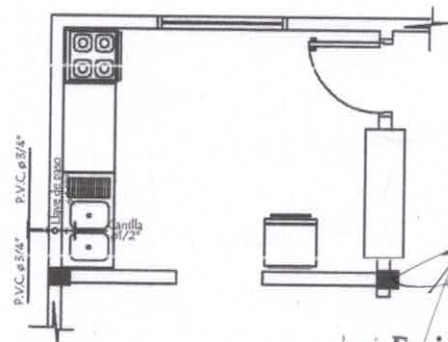


MINISTERIO DE EDUCACION Y CIENCIAS
DIRECCION DE INFRAESTRUCTURA

PROYECTO Cocina - Comedor de 8,60 x 10,90 con techo de tejas

Detalle Varios

sin escala

06

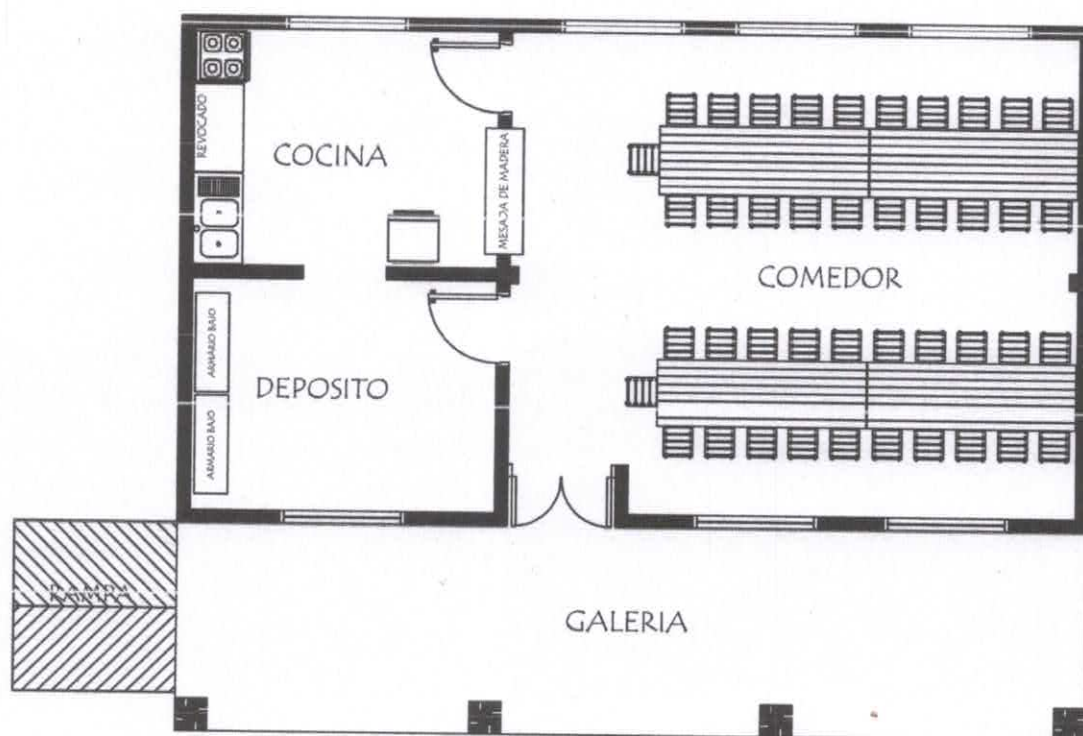


PLANTA EQUIPADA

EQUIPAMIENTO PARA COMEDOR :

- 4 MESA CON CABALLETE METALICO
- 42 SILLAS STANDARD PARA MESA
- 2 ARMARIOS BAJO CON 2 PUERTAS ENCHAPADAS

Favio Junior Silva

MINISTERIO DE EDUCACION Y CIENCIAS		
DIRECCION DE INFRAESTRUCTURA		
PROYECTO	Cocina - Comedor de 8,60 x 10,90 con techo de tejas	07
Planta Equipada		
		escala 1 / 75

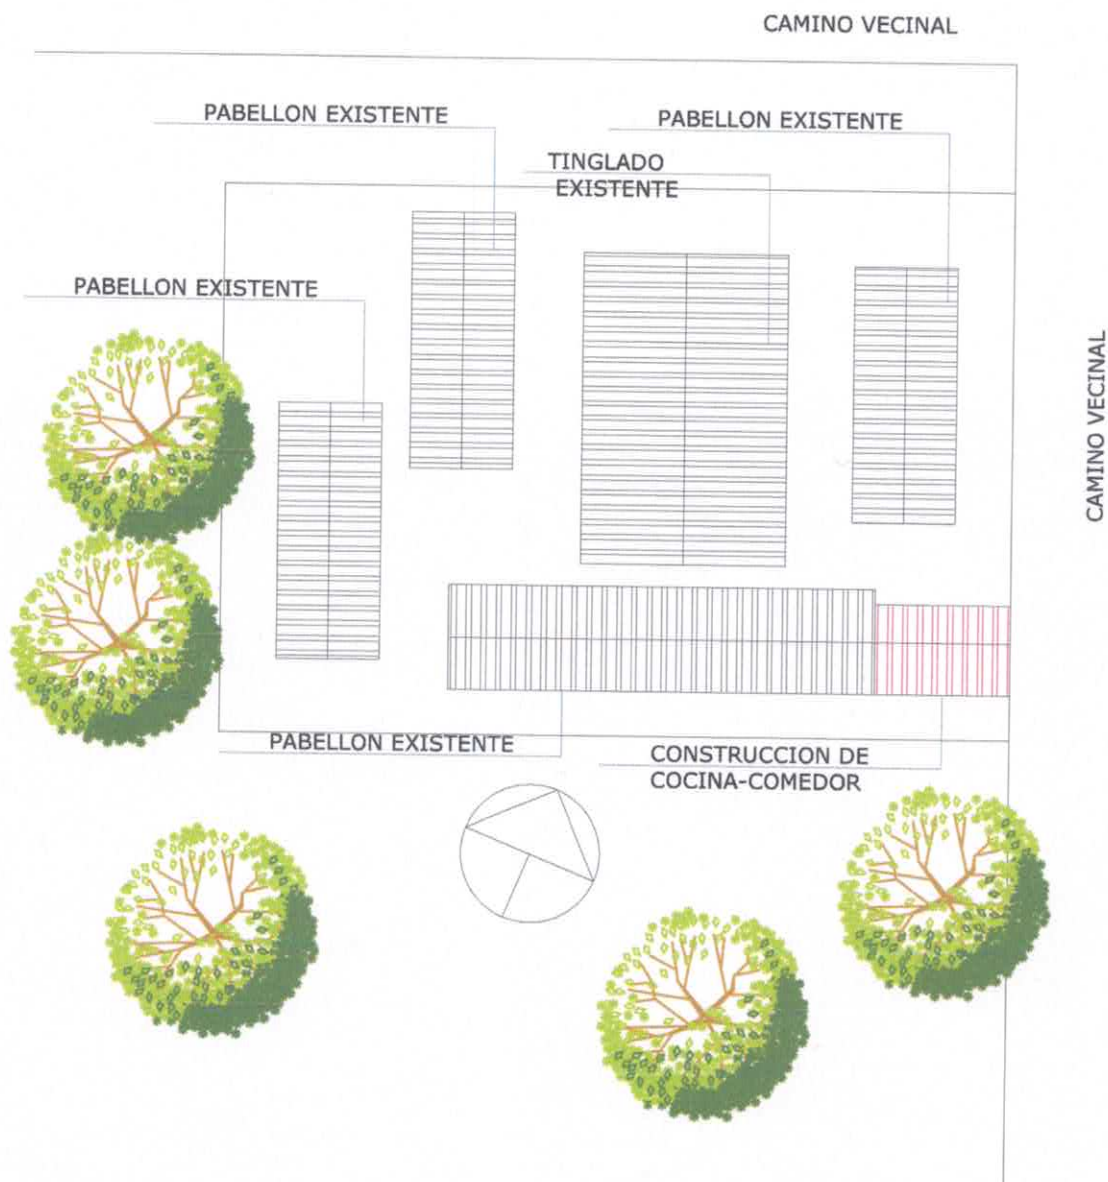


CONSTRUCCION DE COCINA COMEDOR
 ESC. BAS. N° 1732 DOMINGA DE OCARIZ SAMANIEGO

1

PLANTA DE UBICACION

ESCALA: 1/700

[Signature]
 E. 40 Junior S.A.

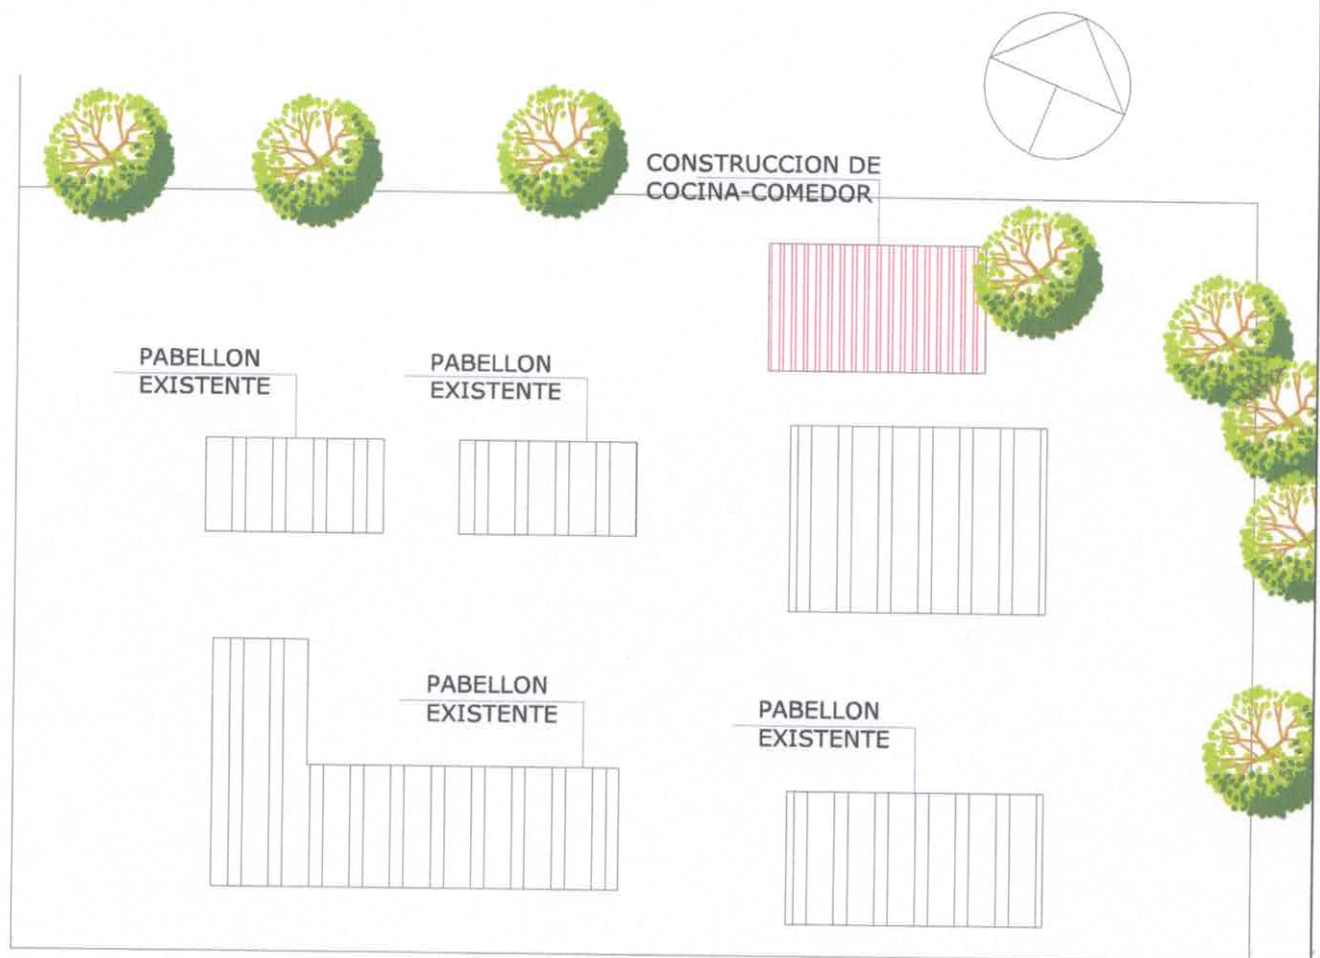


CONSTRUCCION DE COCINA COMEDOR
ESC. BAS. N° 3229 SAN JUAN BAUTISTA

1

PLANTA DE UBICACION
ESCALA: 1/700

[Signature]
E. Junior S. S.

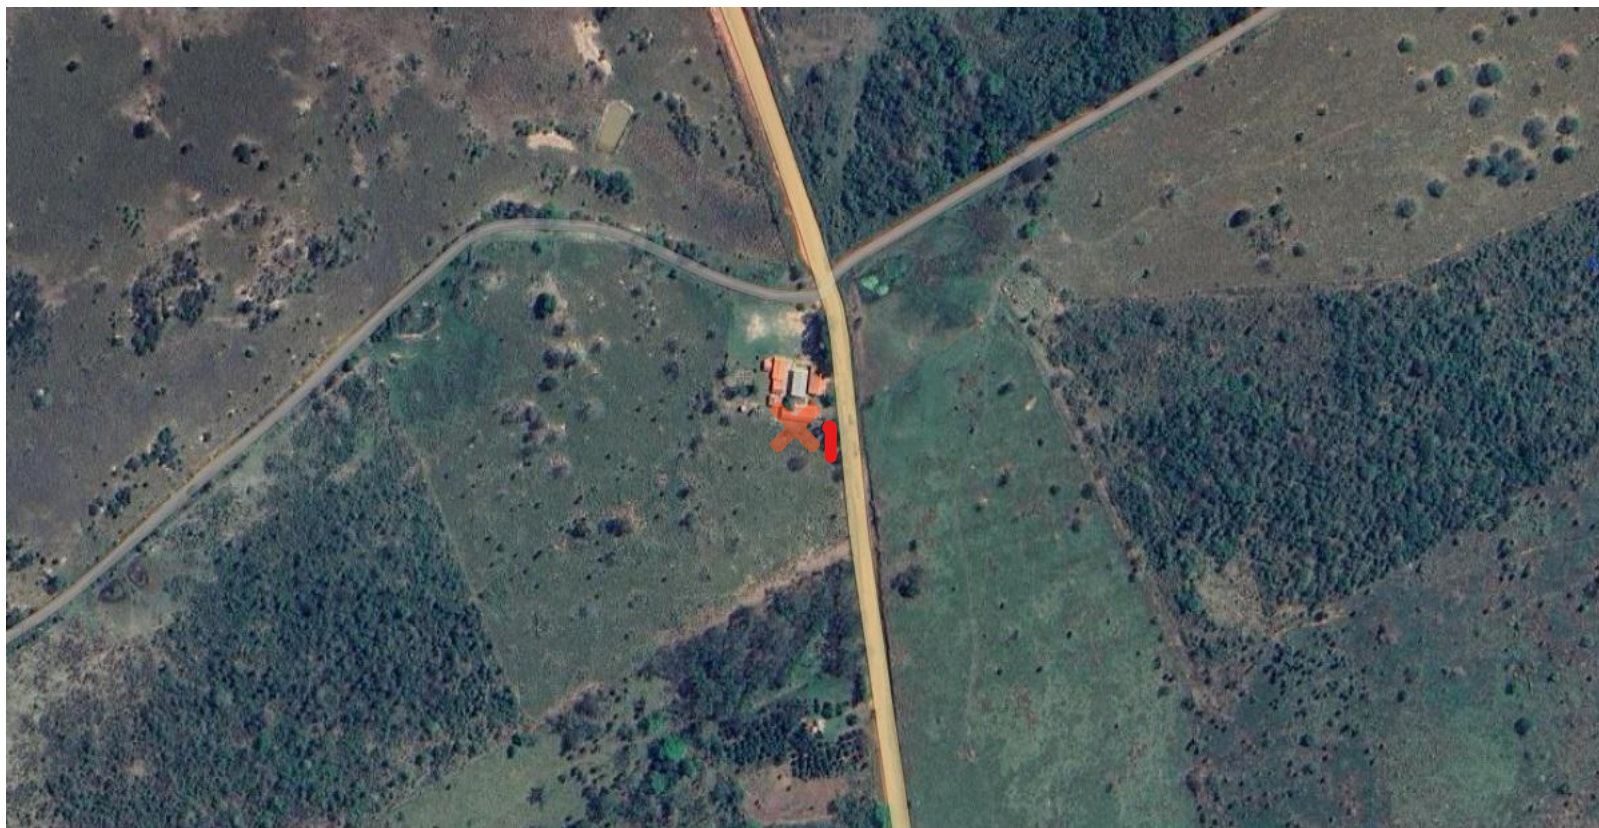

[Handwritten signature]
Eduardo Junior Sánchez



MUNICIPALIDAD DE PASO BARRETO

ADMINISTRACION MILCIADES ARCE


PROYECTO: CONSTRUCCIÓN DE **COCINA - COMEDOR**
EN LA ESC. BAS. Nº 1732 DOMINGA OCARIZ

UBICACIÓN: PASO BARRETO

PROYECTO: MUNICIPALIDAD DE PASO BARRETO

LÁMINA

1/1

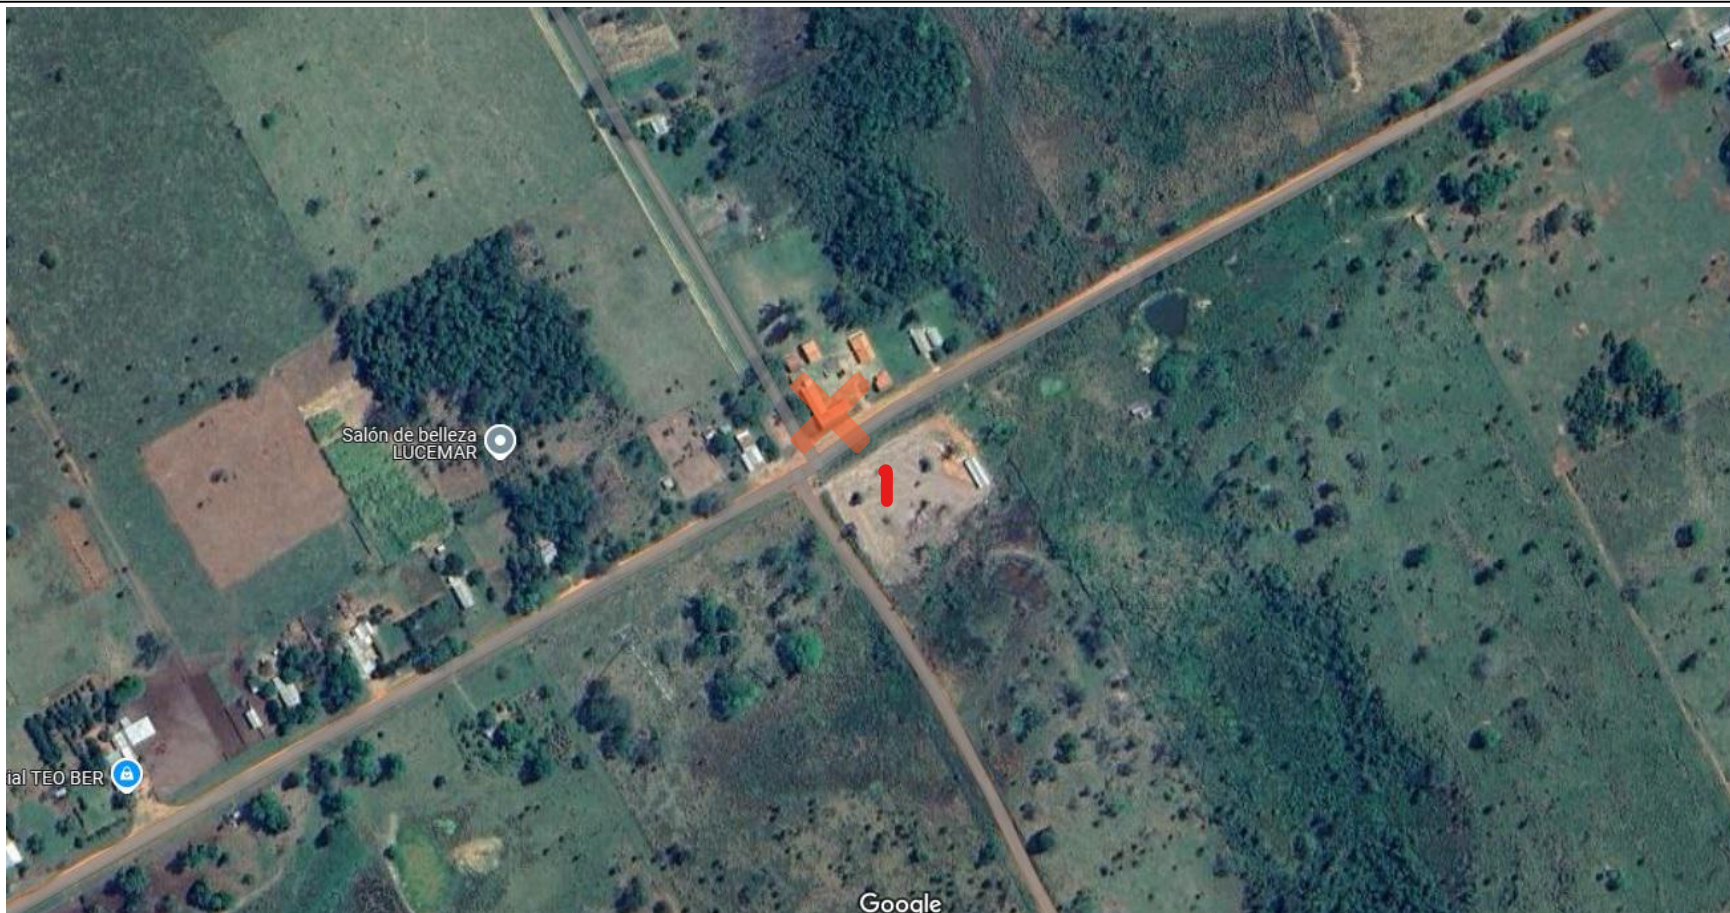

[Handwritten signature]
Jr. Junior S.



MUNICIPALIDAD DE PASO BARRETO

ADMINISTRACION MILCIADES ARCE

PROYECTO: CONSTRUCCIÓN DE COCINA - COMEDOR
EN LA ESC. BAS. N° 3229 San Juan Bautista

UBICACIÓN: PASO BARRETO

PROYECTO: MUNICIPALIDAD DE PASO BARRETO

LÁMINA

1/1