
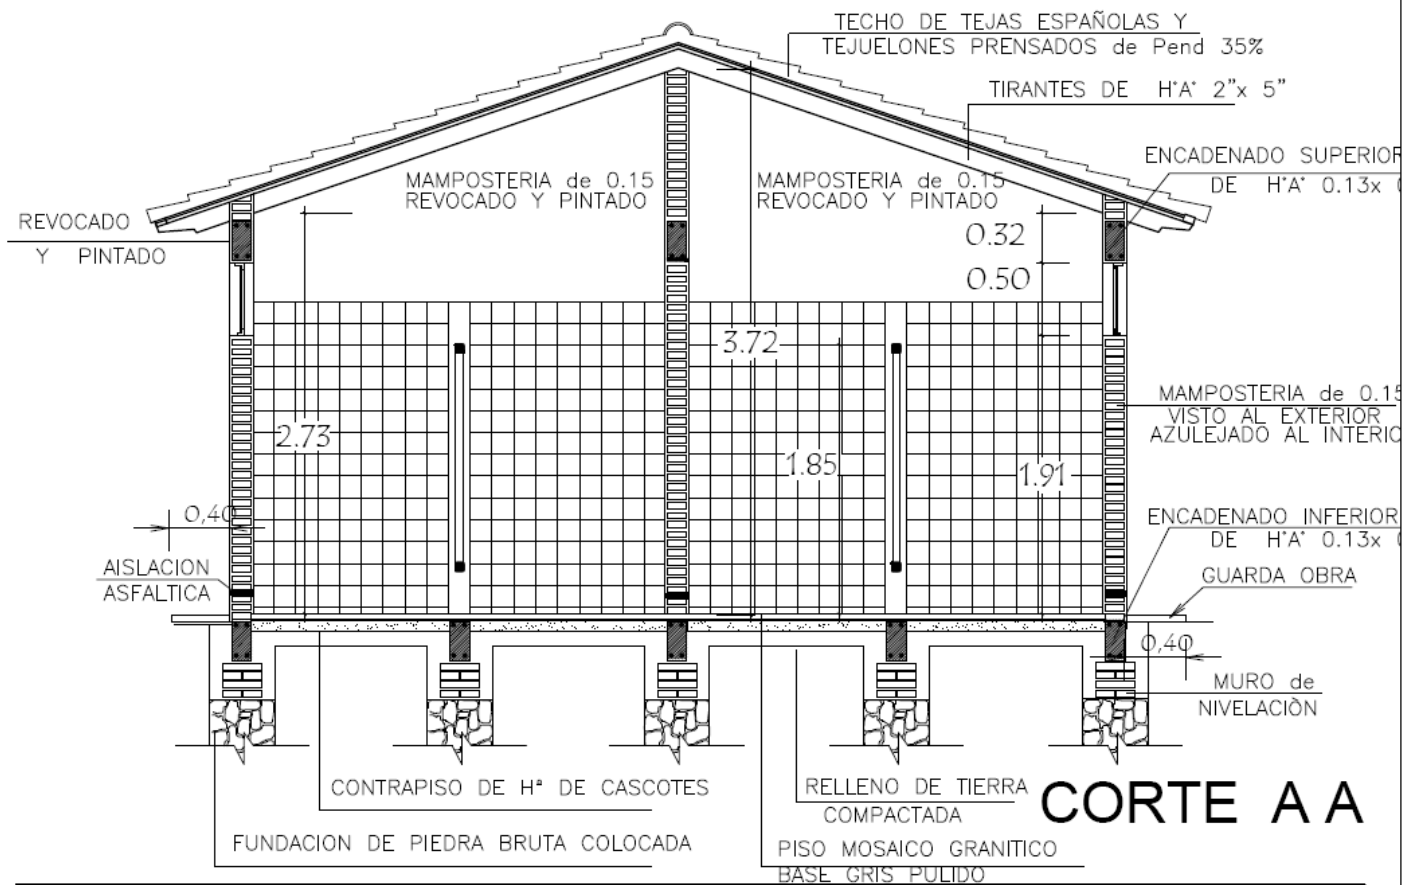


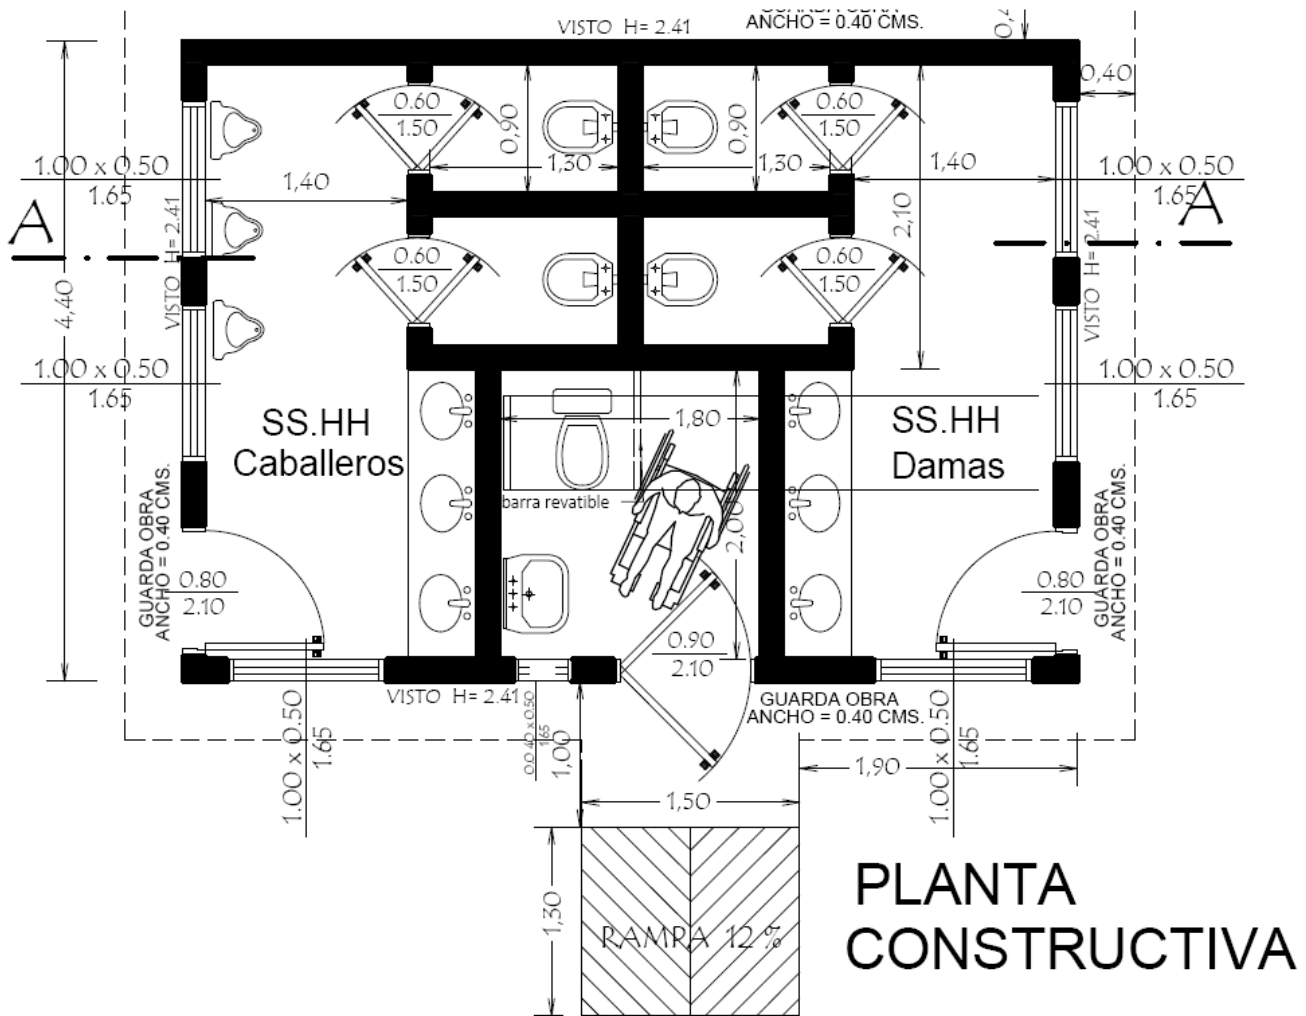

MINISTERIO DE EDUCACION Y CIENCIAS
DIRECCION DE INFRAESTRUCTURA


PROYECTO

SS.HH Tipo de 4,40 x 6,15


Planta Constructiva y Corte AA

escala 1 / 50

01

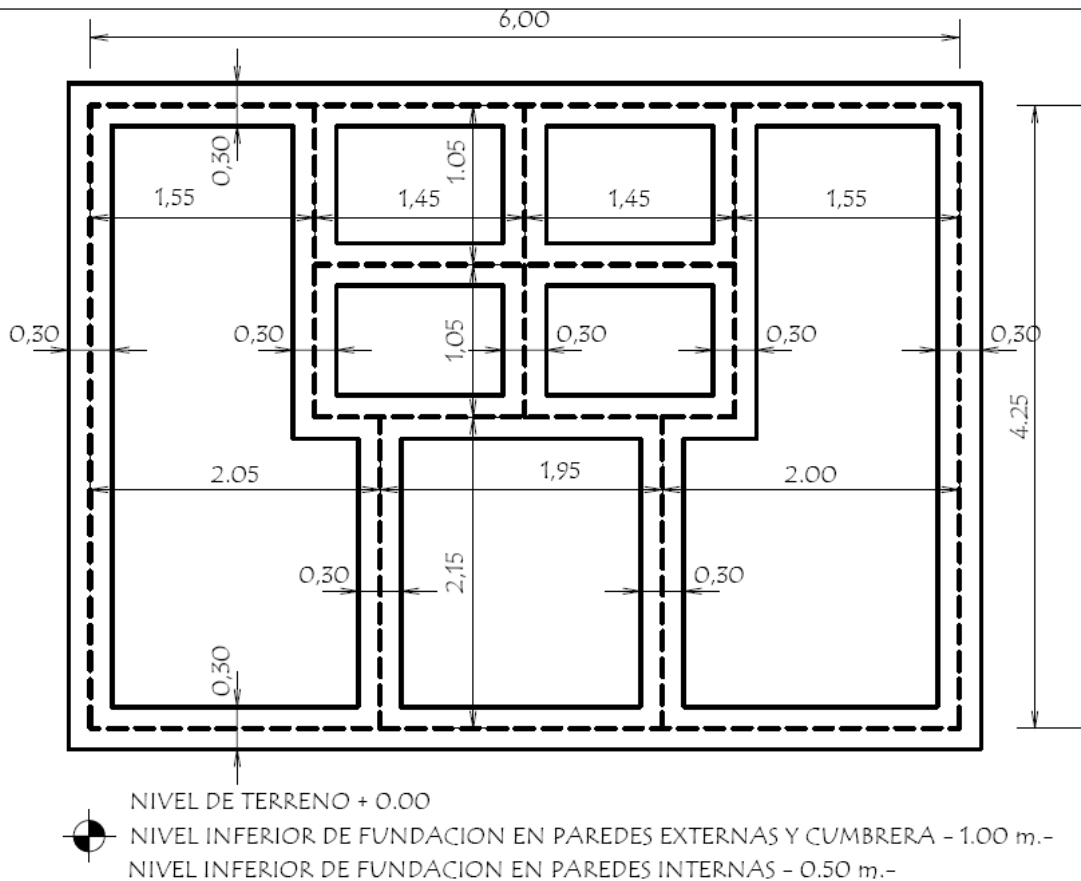


PLANTA DE CIMENTACION

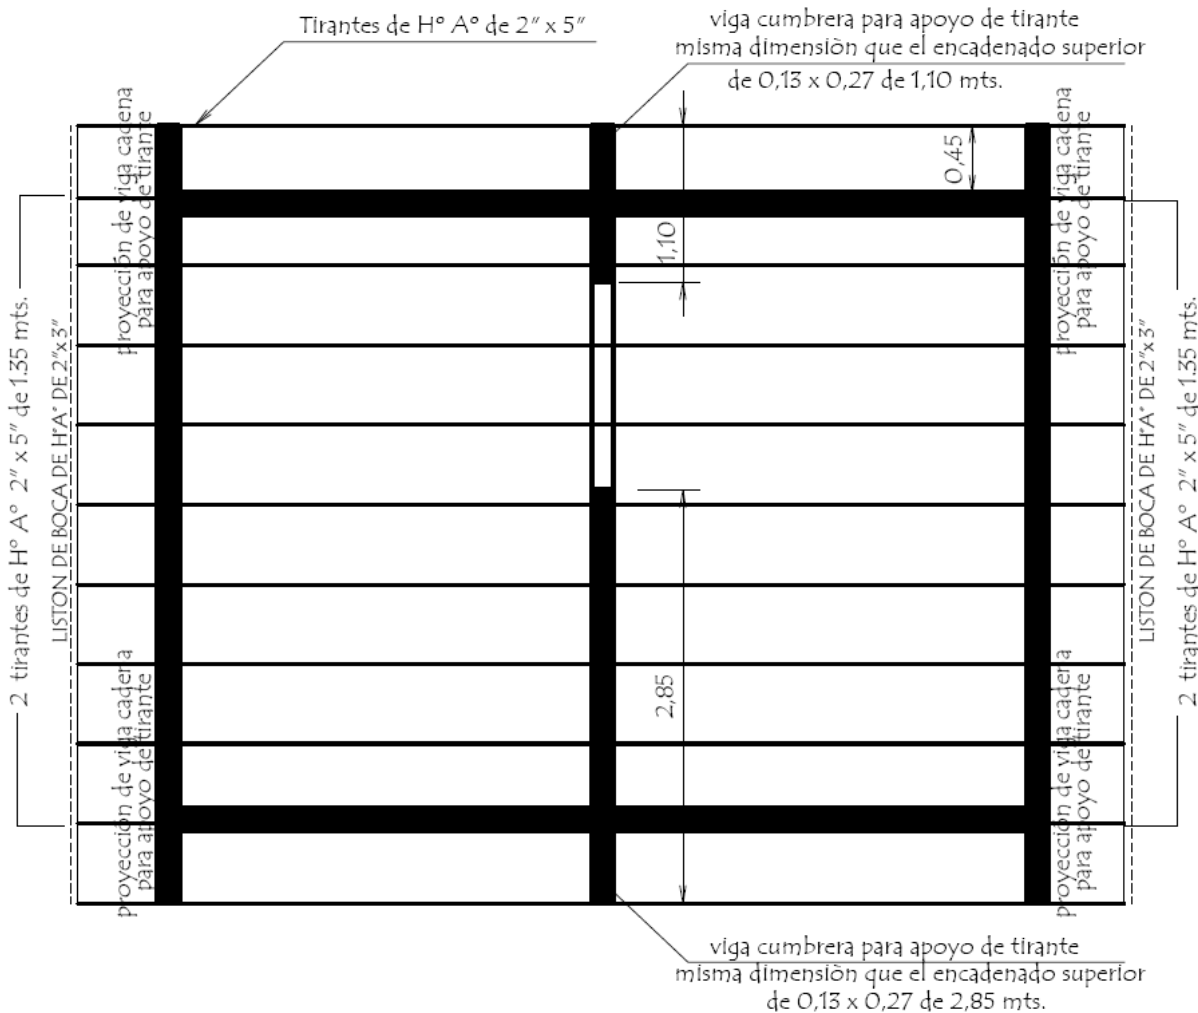


PLANTA DE TECHO

MINISTERIO DE EDUCACION Y CIENCIAS		
DIRECCION DE INFRAESTRUCTURA		
PROYECTO	SS.HH Tipo de 4,40 x 6,15	02
Planta de Cimentación y Techo		
escala 1 / 50		

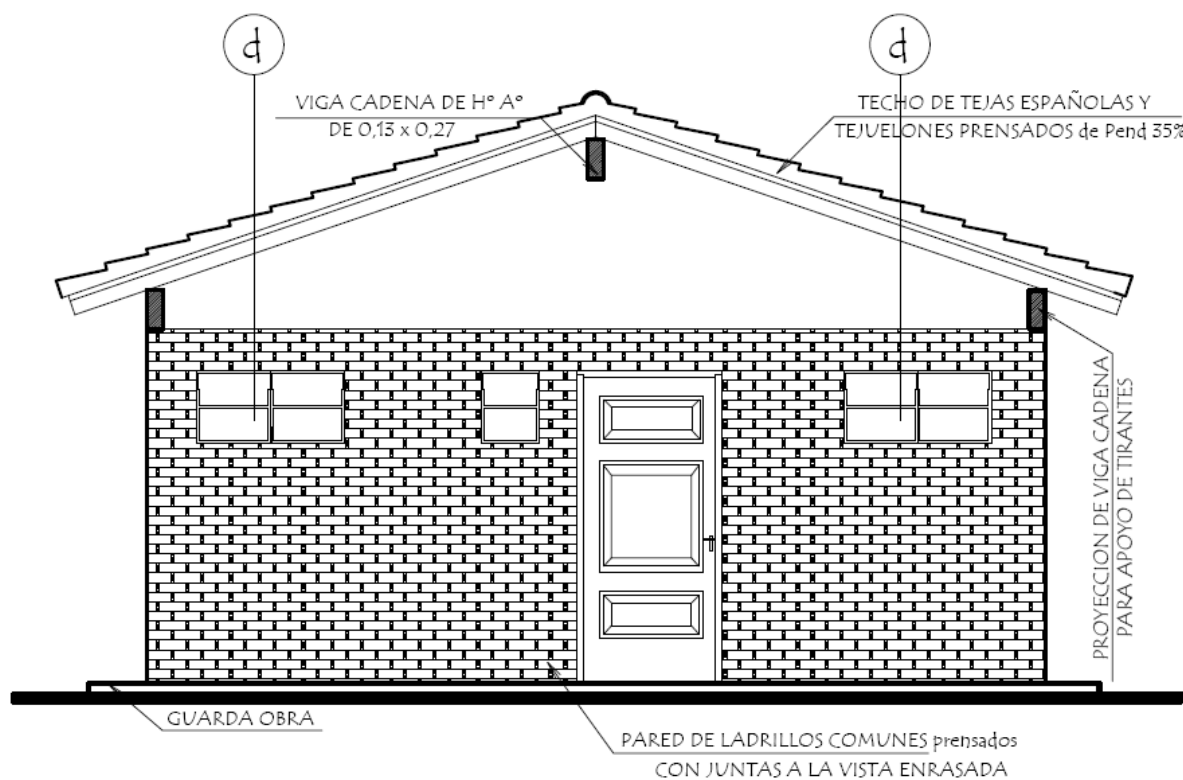

FACHADA FRONTAL

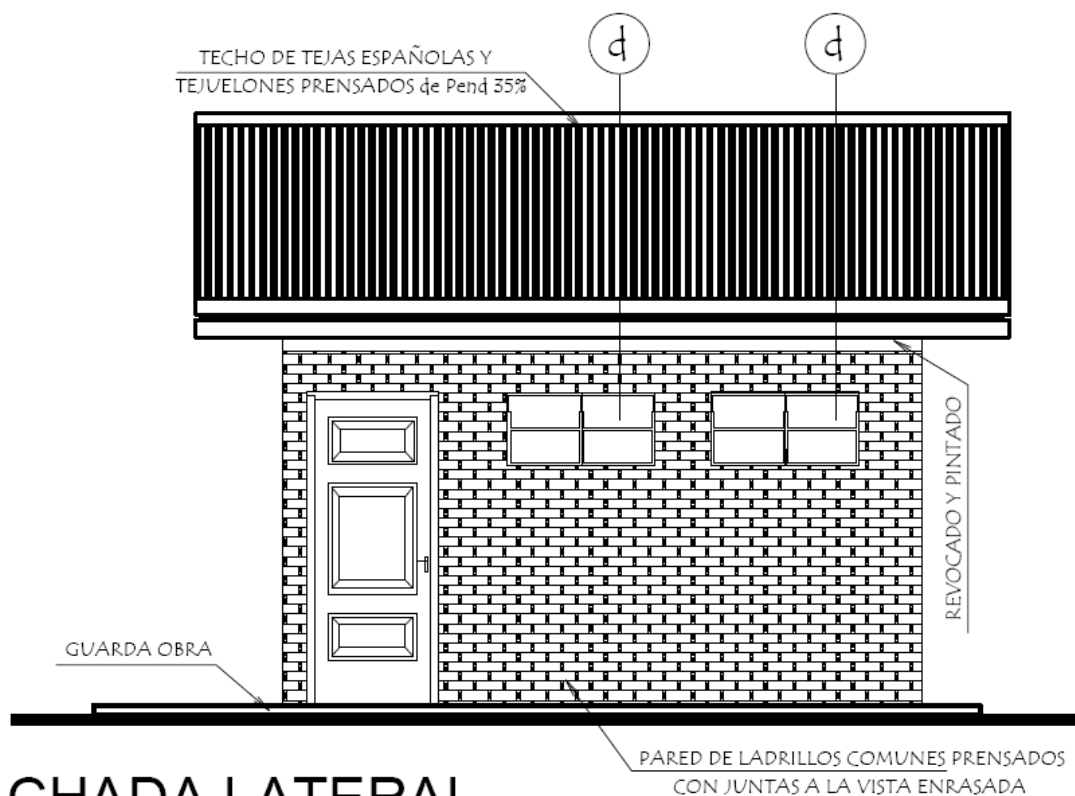


FACHADA LATERAL

MINISTERIO DE EDUCACION Y CIENCIAS		
DIRECCION DE INFRAESTRUCTURA		
PROYECTO	SS.HH Tipo de 4,40 x 6,15	03
Fachadas		
escala 1 / 50		

Observaciones :

- 1.- En caso de tener el S.S.H.H. en el lindero colocar la cámara tapada dentro del ultimo boxes pegado al muro del lindero.
- 2.- Las pendientes de las cañerías deberán ser del 0,5 %

a la Cámara Séptica Tipo 3 de 1,50 x 3,00
y
Pozo Absorbente Tipo 2 de 2.50 x 3.00

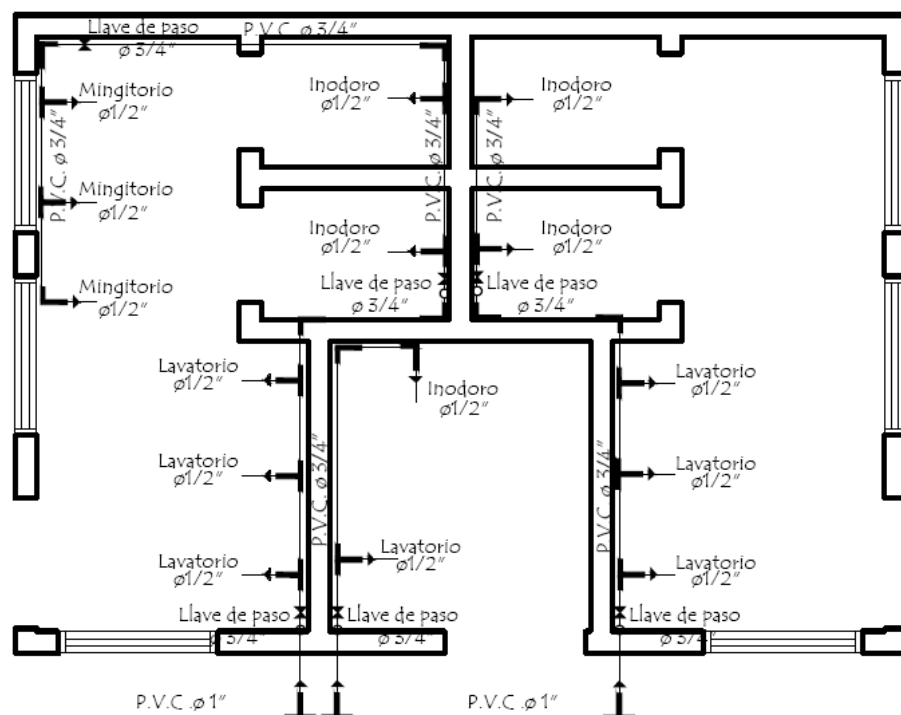

MINISTERIO DE EDUCACION Y CIENCIAS
DIRECCION DE INFRAESTRUCTURA

PROYECTO


SS.HH Tipo de 4,40 x 6,15

Planta de Desague y Agua Corriente


escala 1 / 50

04

Arq. Addiana González
Reg. Prof. N° 3.690

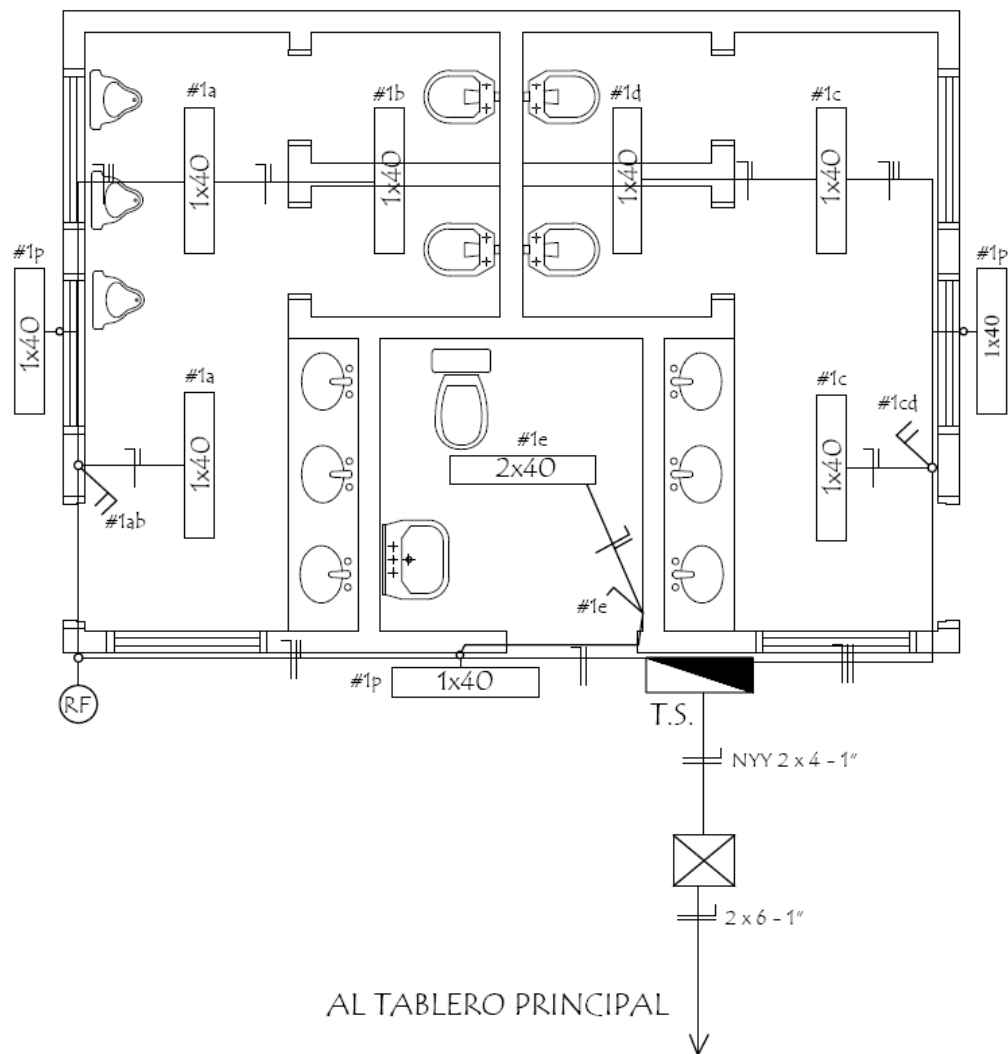

ESQUEMA DEL TS
AL TABLERO GENERAL

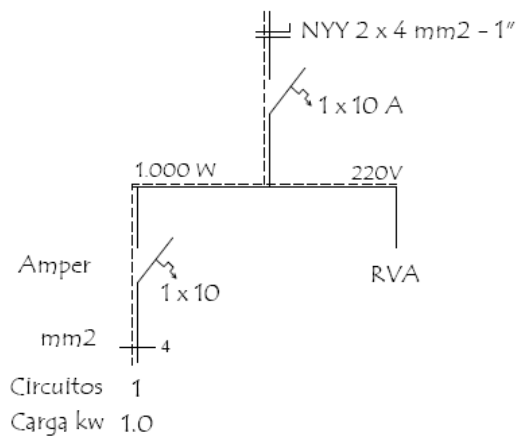

DETALLE DE CARGA T.S.

Circuitos	Fluorescentes 1x40w	Tomas Watt	Otras cargas	TOTAL
#1	10 x 100			1.000
TOTAL				1.000 W

MINISTERIO DE EDUCACION Y CIENCIAS DIRECCION DE INFRAESTRUCTURA

PROYECTO


SS.HH Tipo de 4,40 x 6,15

Instalaciòn Elèctrica

escala: 1 / 50


05

Detalle de Ventana Balancin ventana balancin tipo (d)

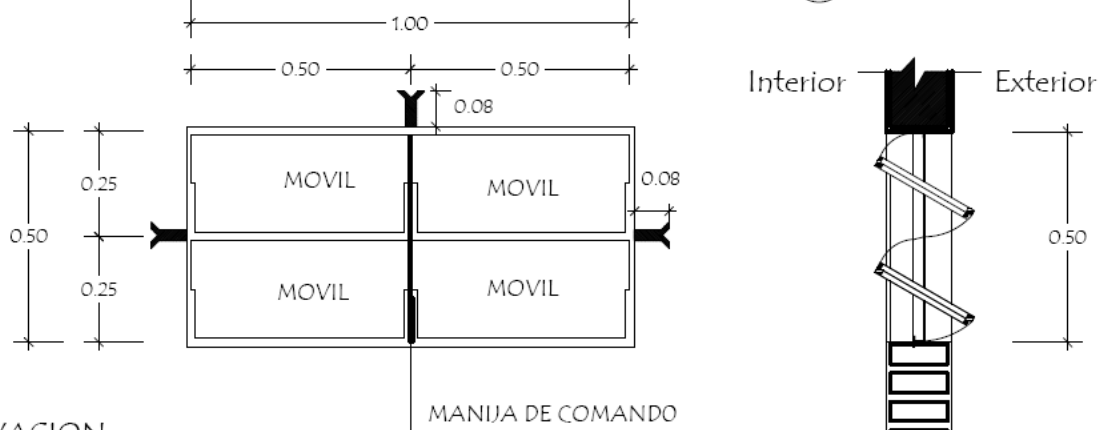


OBSERVACION :
NO DEBE TENER TERMINACIONES EN PUNTAS O CORTANTES


Detalle de Tirante de H° A° de 2" x 5"

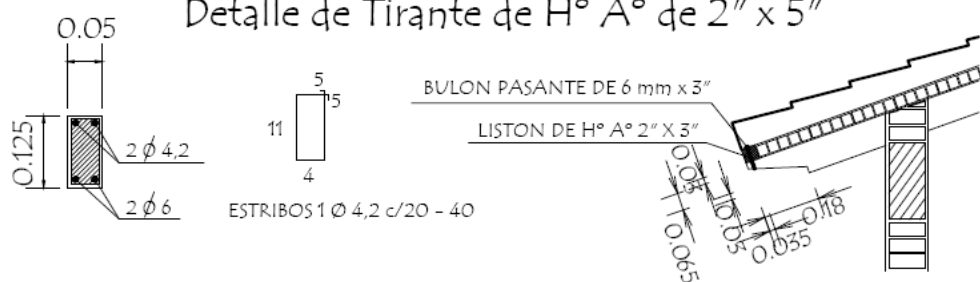

Detalle de Corte de Cimentación
Para paredes de 0,15

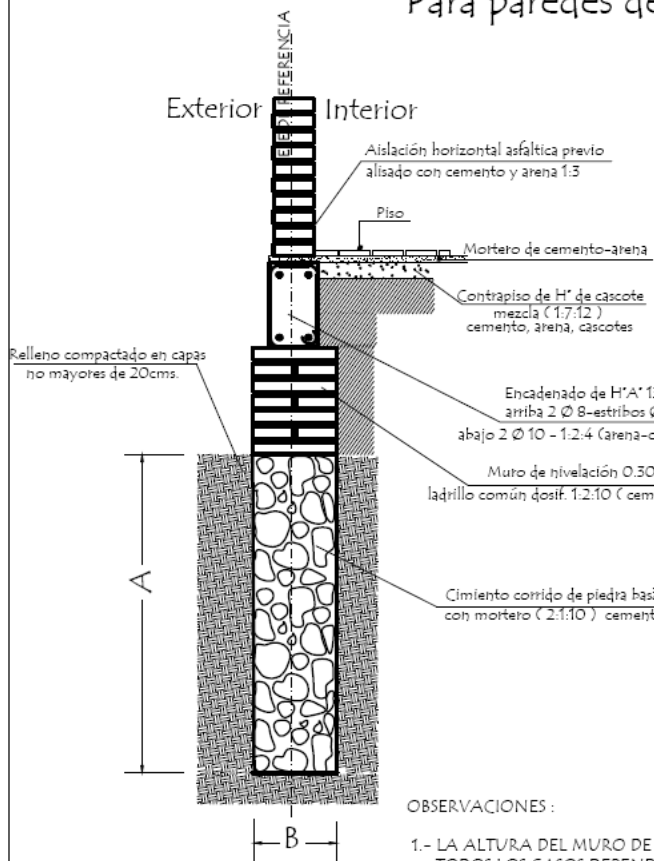

Detalle Encadenado de H° A° de 13 x 27

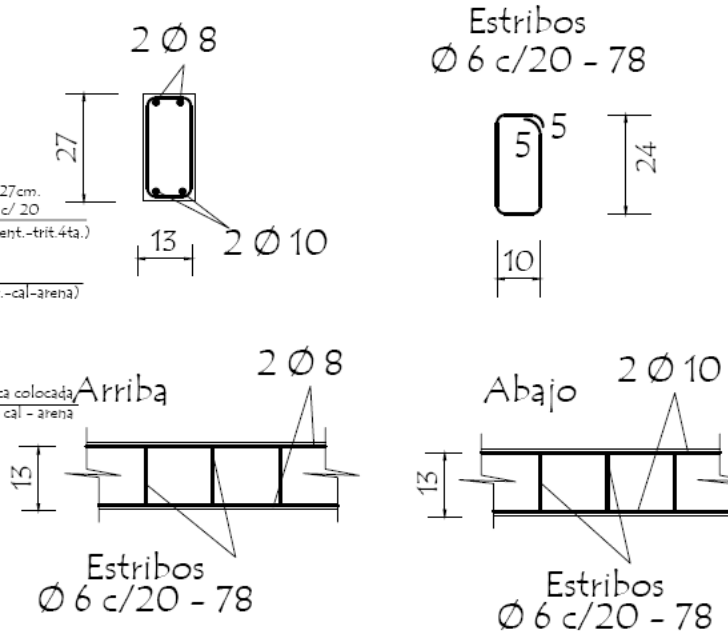

OBSERVACIONES :
1.- LA ALTURA DEL MURO DE NIVELACIÓN SERA VARIABLE EN TODOS LOS CASOS DEPENDIENDO DE LA SITUACION DEL TERRENO
2.- CIMENTACION A = 1,00 o 0,50 mts. DEPENDIENDO DE LA UBICACIÓN
B = 0,50 o 0,30 mts. DEPENDIENDO DE LA UBICACIÓN


MINISTERIO DE EDUCACION Y CIENCIAS
DIRECCION DE INFRAESTRUCTURA

PROYECTO	SS.HH Tipo de 4,40 x 6,15	06
Detalle Varios		
sin escala		


sin escala

Detalle de Camara Sèptica

Planta

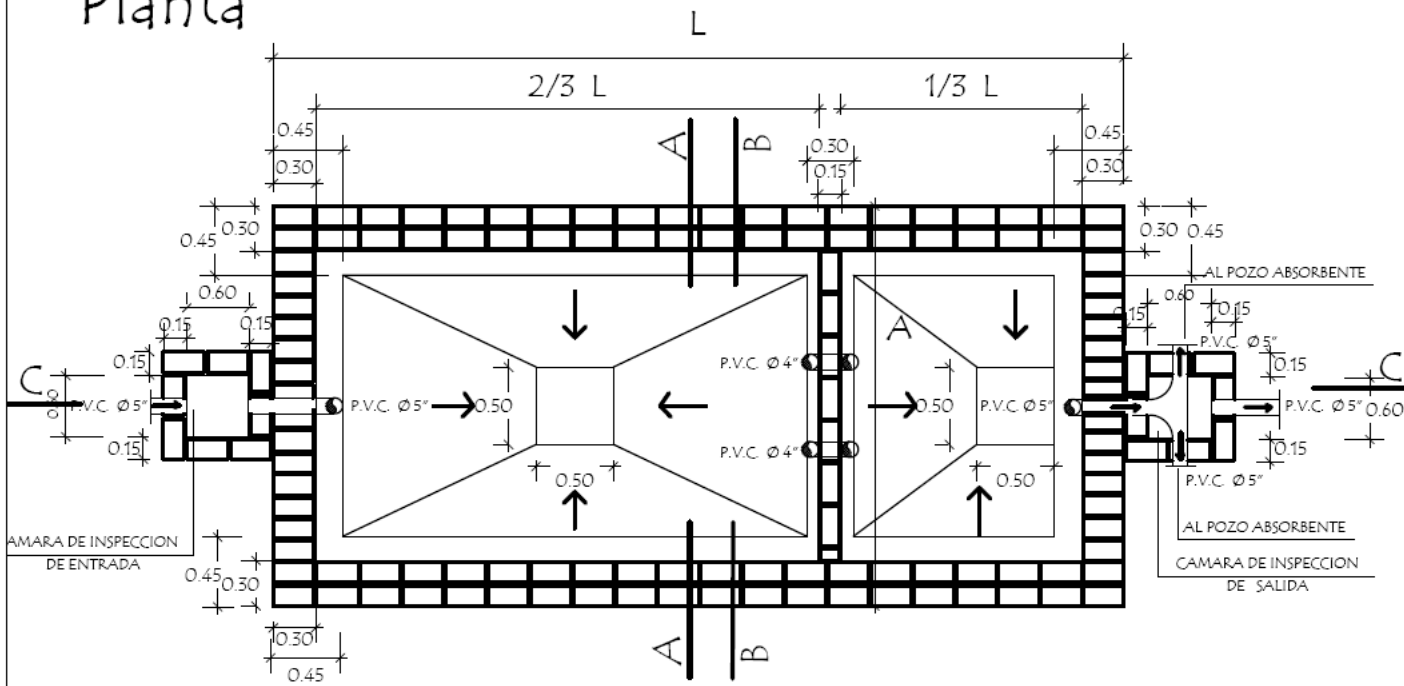

Corte CC

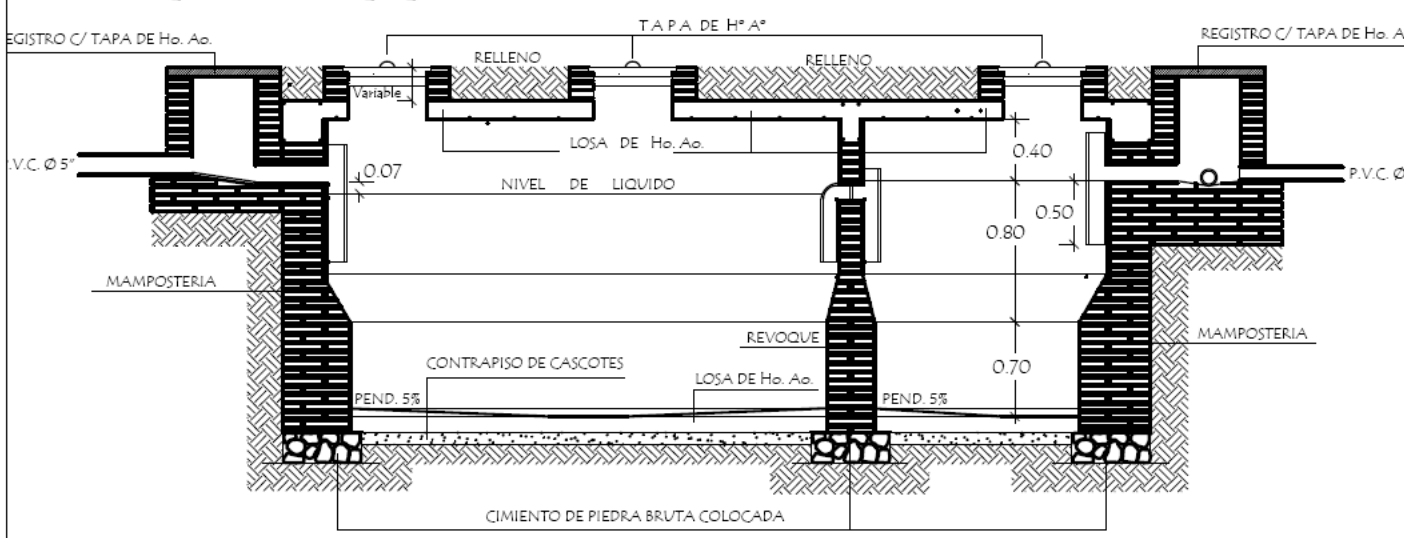


CAMARA SEPTICA MEDIDAS		
TIPO	L	A
1	6.00 mts.	3.00 mts.
2	5.00 mts.	2.00 mts.
3	3.00 mts.	1.50 mts.

REVOQUES INTERNO DE CAMARA		
1 CAPA	1:1/2:4 (CEMENTO,CAL, ARENA)	ESP. 1cm.
2 CAPA	1:2 (CEMENTO,ARENA)	ESP. 0.8cm.
3 CAPA	1 (CEMENTO)	ESP. 0.2cm.

MINISTERIO DE EDUCACION Y CIENCIAS		
DIRECCION DE INFRAESTRUCTURA		
PROYECTO	SS.HH Tipo de 4,40 x 6,15	
Detalle de Camara Sèptica		sin escala

07


Detalle de Camara Sèptica

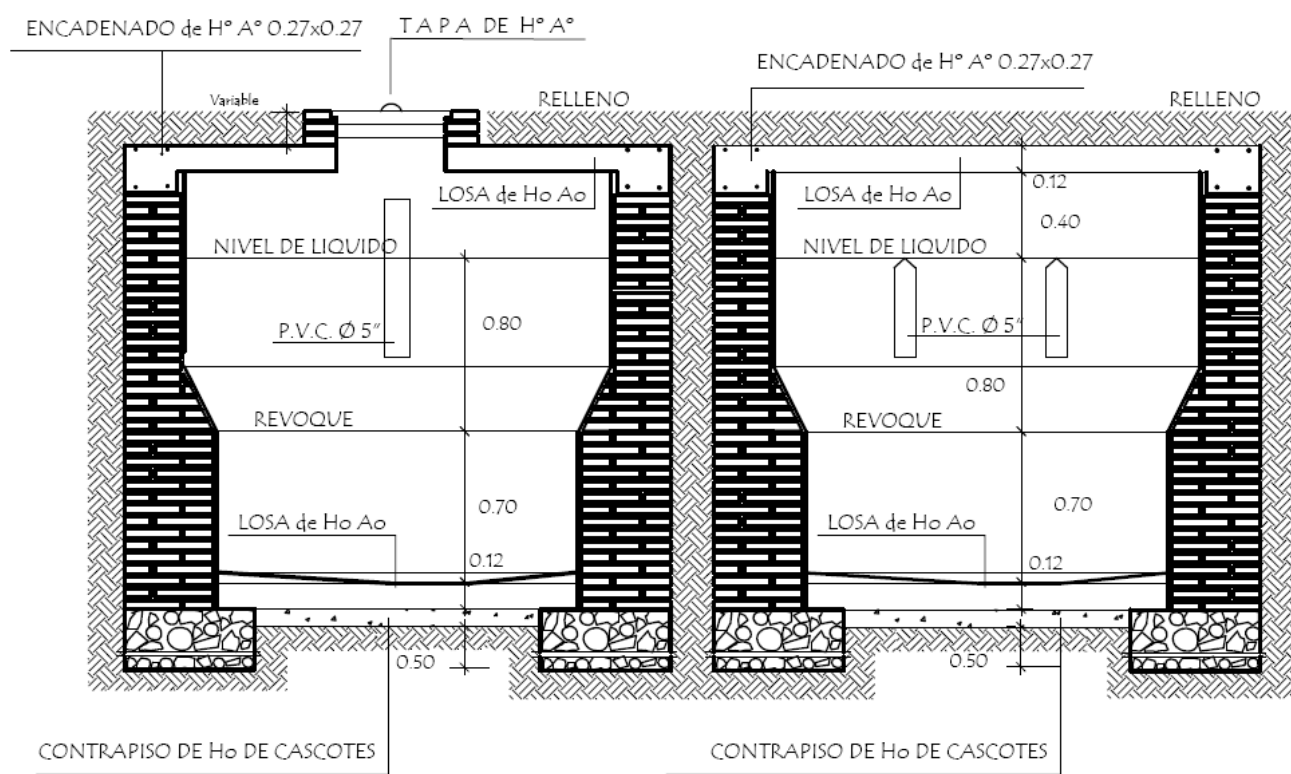

Corte AA

Corte BB

Detalle de losa tapa de camara sèptica

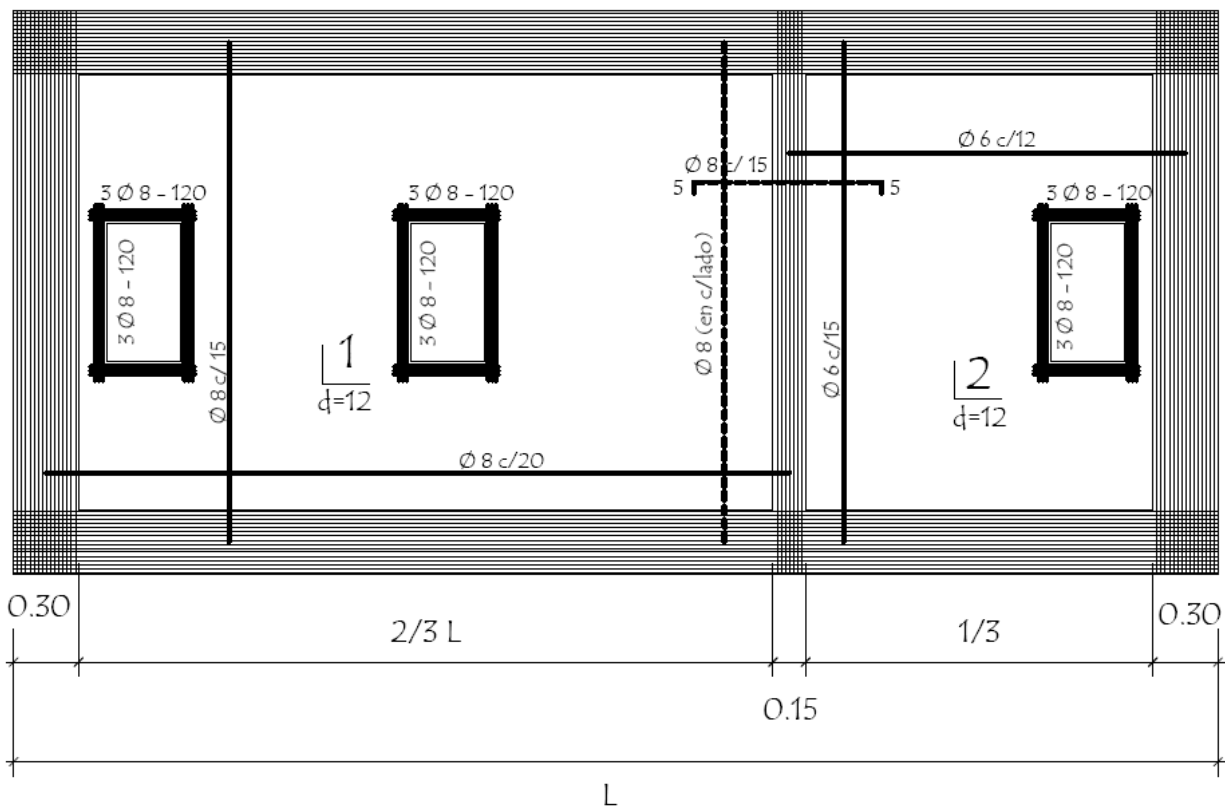

MINISTERIO DE EDUCACION Y CIENCIAS
DIRECCION DE INFRAESTRUCTURA

PROYECTO SS.HH Tipo de 4,40 x 6,15


Detalle de Camara Sèptica

sin escala


08

Adriana González
Reg. Prof. N° 3.698

Detalle de losa tapa del pozo absorbente

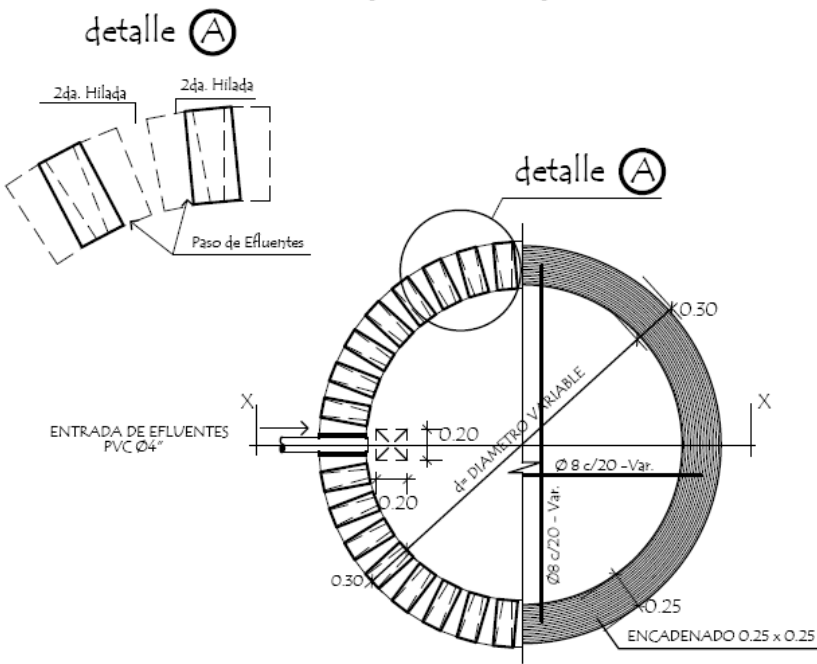

corte xx

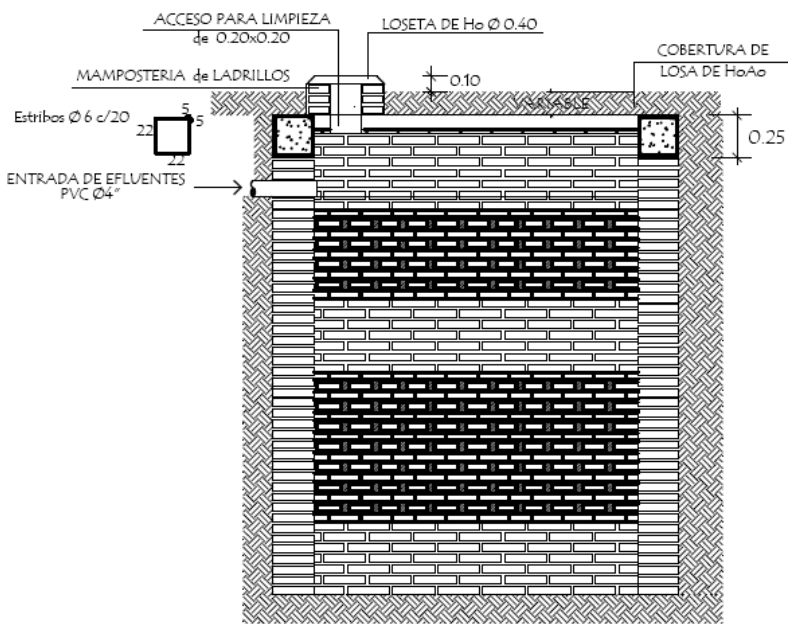

POZO ABSORBENTE MEDIDAS		
TIPO	d	h
1	2.00mts.	2.50mts.
2	2.50mts.	3.00mts.
3	3.00mts.	3.00mts.

MINISTERIO DE EDUCACION Y CIENCIAS
DIRECCION DE INFRAESTRUCTURA

PROYECTO

SS.HH Tipo de 4,40 x 6,15

Detalle de Pozo Absorbente


sin escala

09



Adriana González
Arq. Adriana González
Reg. Prof. N° 3.698

Puerta Placa de 0,60 x 1,50
Tipo Vaiven revestido en formica (boxes en baño)

Alzado
Vista exterior

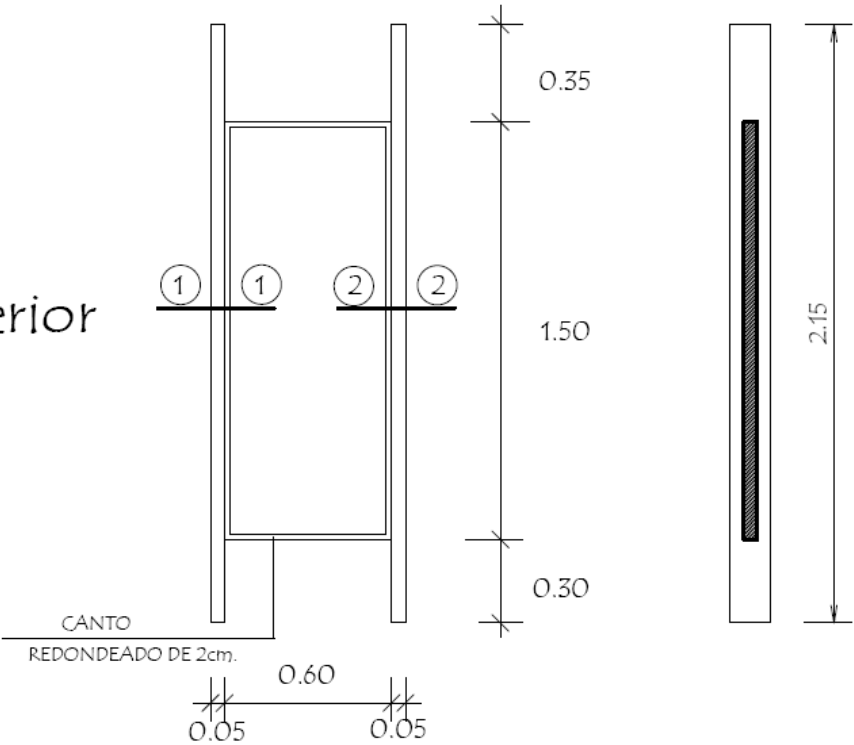

Planta

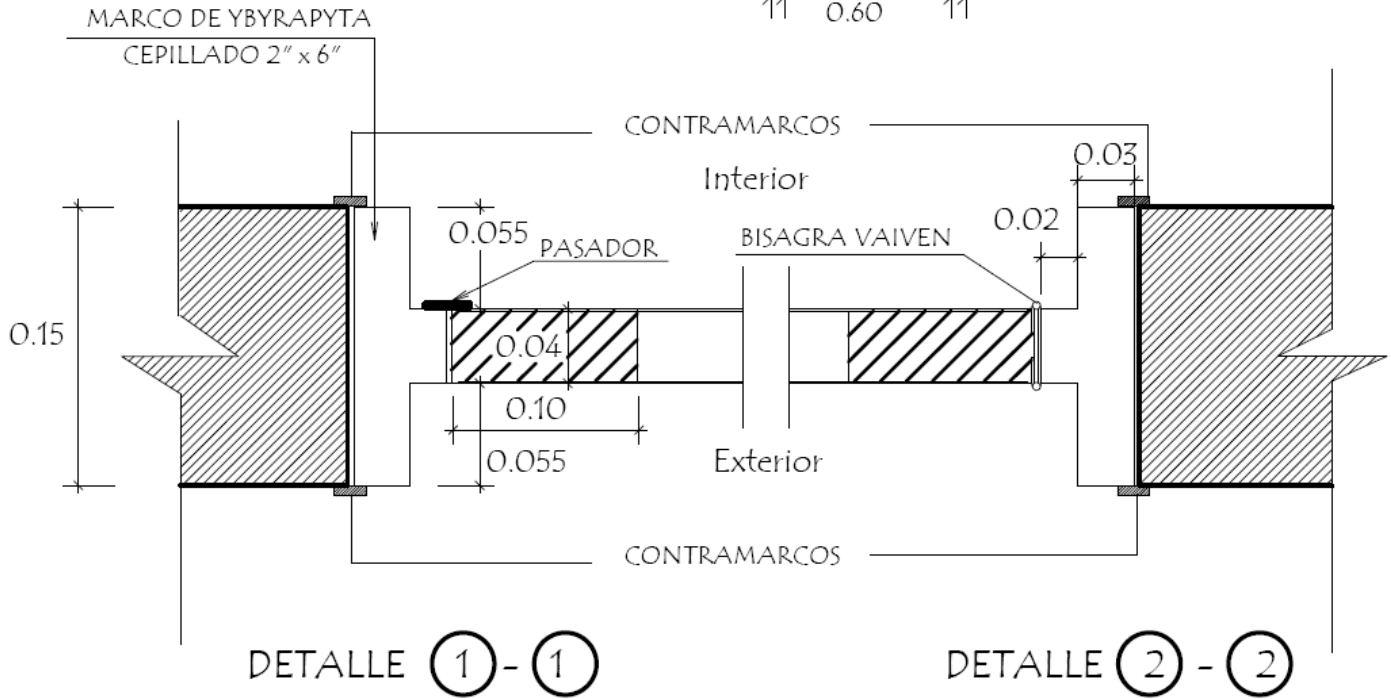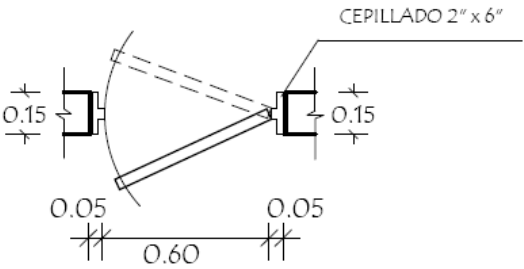

DETALLE 1 - 1

DETALLE 2 - 2

MINISTERIO DE EDUCACION Y CIENCIAS DIRECCION DE INFRAESTRUCTURA		
PROYECTO	SS.HH Tipo de 4,40 x 6,15	
Detalle de Puerta en Boxes		sin escala