
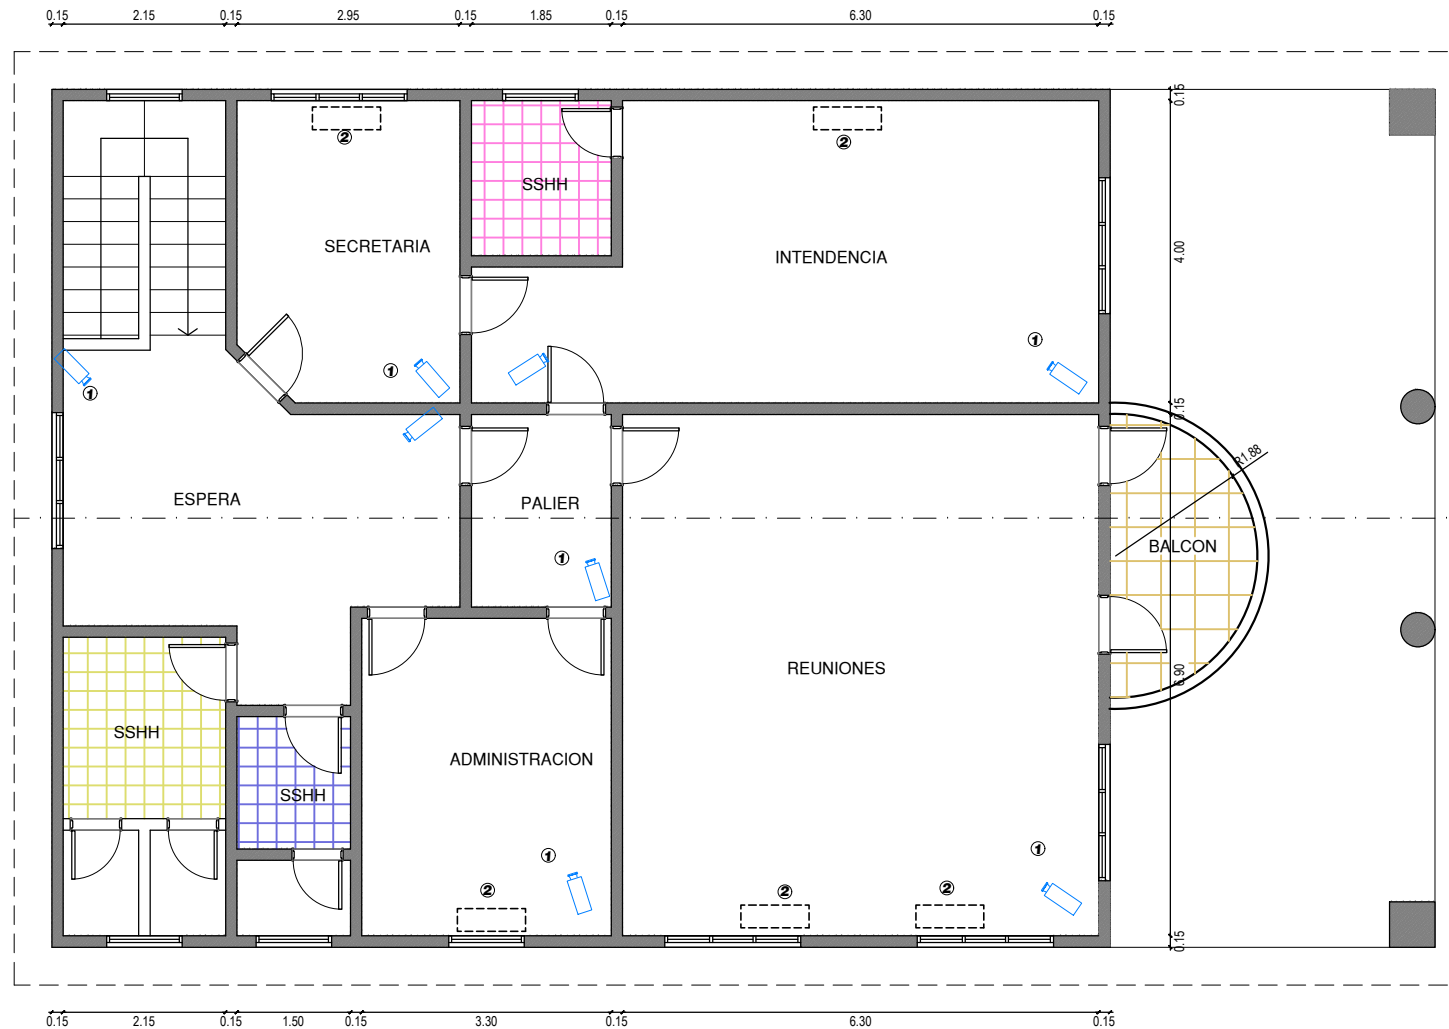


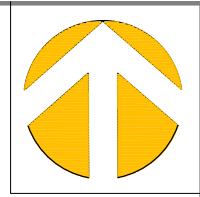

REFERENCIAS

- 1- Mantenimiento de CCC.
- 2- Mantenimiento de equipos de AA
- 3- Pintura general.

PLANTA ALTA ACOTADA
escala 1/100

MUNICIPALIDAD edificio central

Municipalidad San José de los Arroyos.