


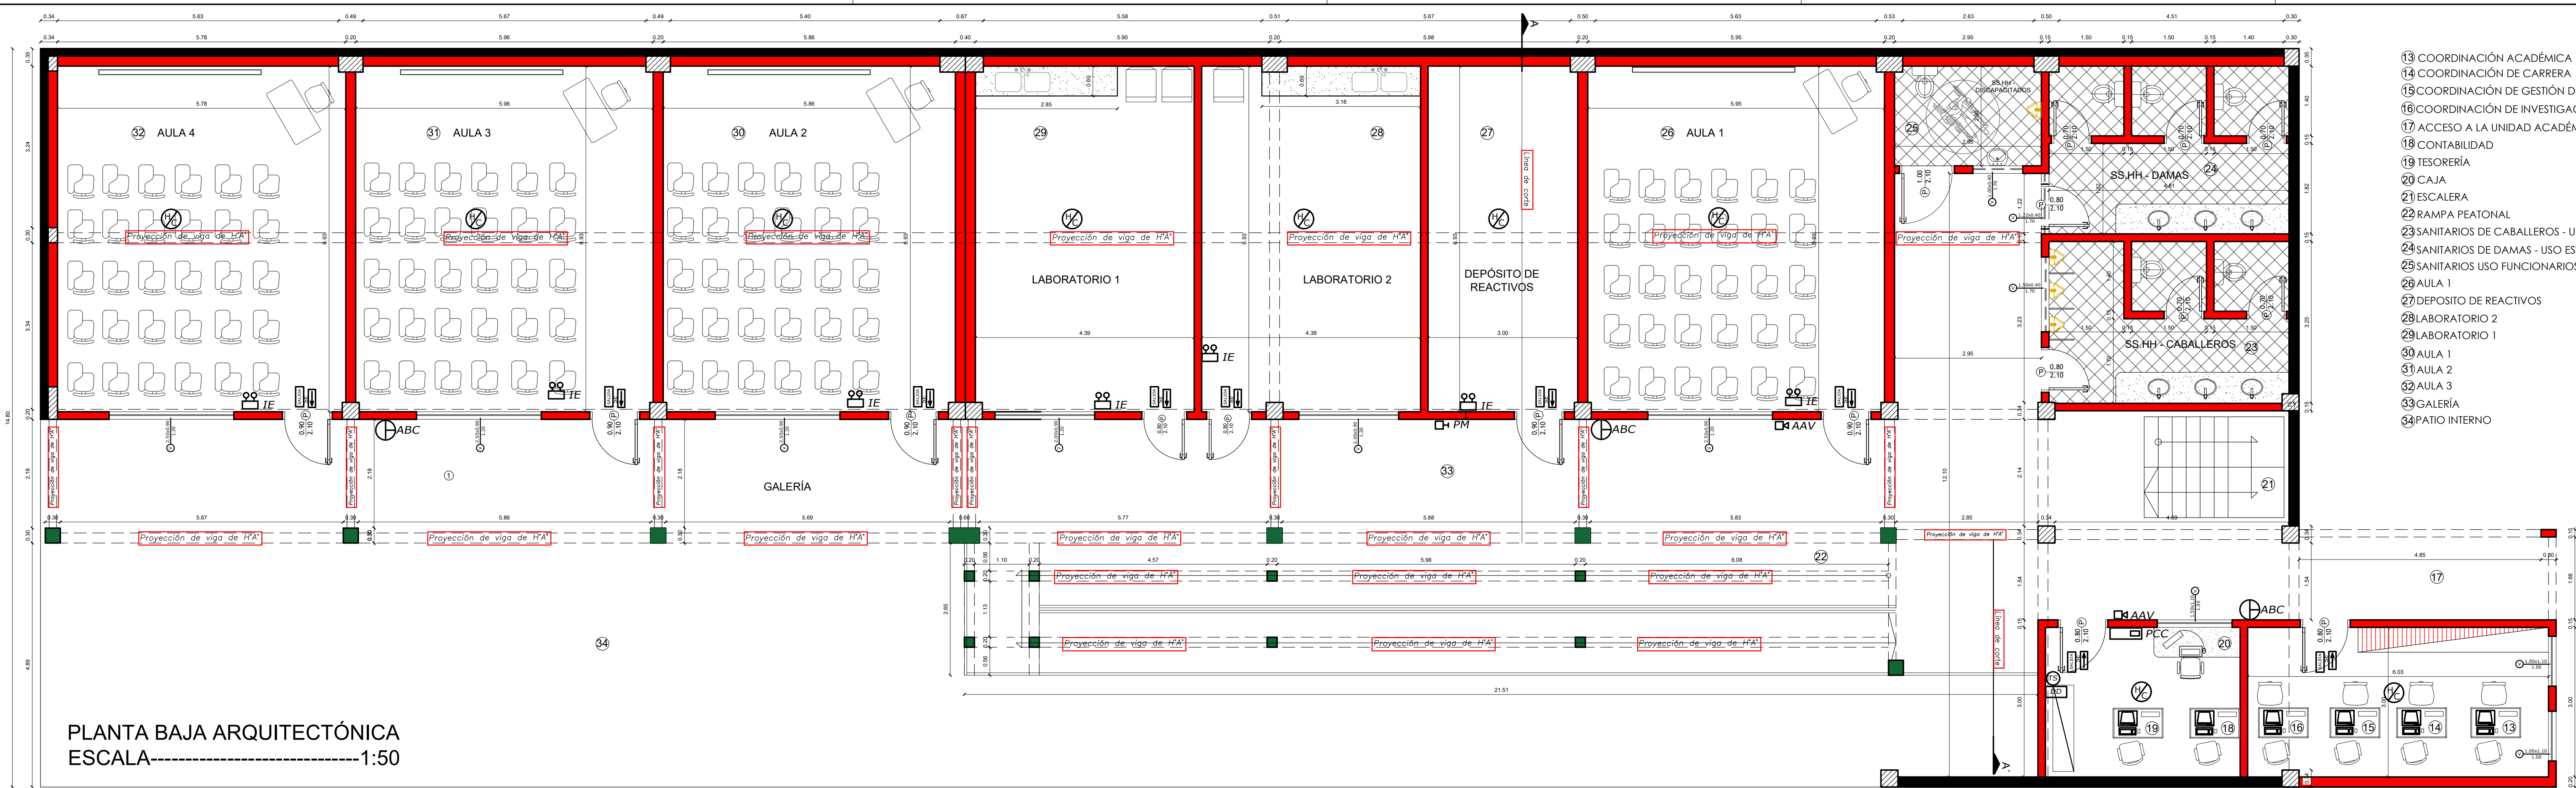

PLANTA BAJA ARQUITECTÓNICA
ESCALA-----1:50

- 13 COORDINACIÓN ACADÉMICA
- 14 COORDINACIÓN DE CARRERA
- 15 COORDINACIÓN DE GESTIÓN DE LA CALIDAD EDUCATIVA
- 16 COORDINACIÓN DE INVESTIGACIÓN Y EXTENSIÓN
- 17 ACCESO A LA UNIDAD ACADÉMICA BLOQUE 2
- 18 CONTABILIDAD
- 19 TESORERÍA
- 20 CAJA
- 21 ESCALERA
- 22 RAMPA PEATONAL
- 23 SANITARIOS DE CABALLEROS - USO ESTUDIANTES
- 24 SANITARIOS DE DAMAS - USO ESTUDIANTES
- 25 SANITARIOS USO FUNCIONARIOS
- 26 AULA 1
- 27 DEPÓSITO DE REACTIVOS
- 28 LABORATORIO 2
- 29 LABORATORIO 1
- 30 AULA 1
- 31 AULA 2
- 32 AULA 3
- 33 GALERÍA
- 34 PATIO INTERNO


REFERENCIAS (PCI)

SE	Indicador de sentido de evacuación
SALIDA	Indicador de SALIDA
ABC	Extintor de incendios tipo ABC de 6Kg
IE	Iluminación de Emergencia (IE)
HC	Sensor Humo Calor (HC)
PM	Pulsador Manual (PM)
AAV	Alarma Audio Visual (AAV)
PCC	Panel Central de Control (PCC)
TS	Tablero Seccional
DD	Disyuntor Diferencial

OBRA: REMODELACIÓN PARA CONSTRUCCIÓN DE LA FILIAL DE LA
UNIVERSIDAD NACIONAL DE VILLARICA DEL ESPÍRITU SANTO

UBICACION: Barrio San Pedro - Tebicuary
PROPIETARIO: Municipalidad de Tebicuary
PROFESIONAL: Arq. Ricardo López Santelón Reg. MOPC: 3.534
SUP. A REMODELAR PB y PA : 948,00 m2
SUP. TOTAL A PROTEGER : 1.025,50m2


PROFESIONAL

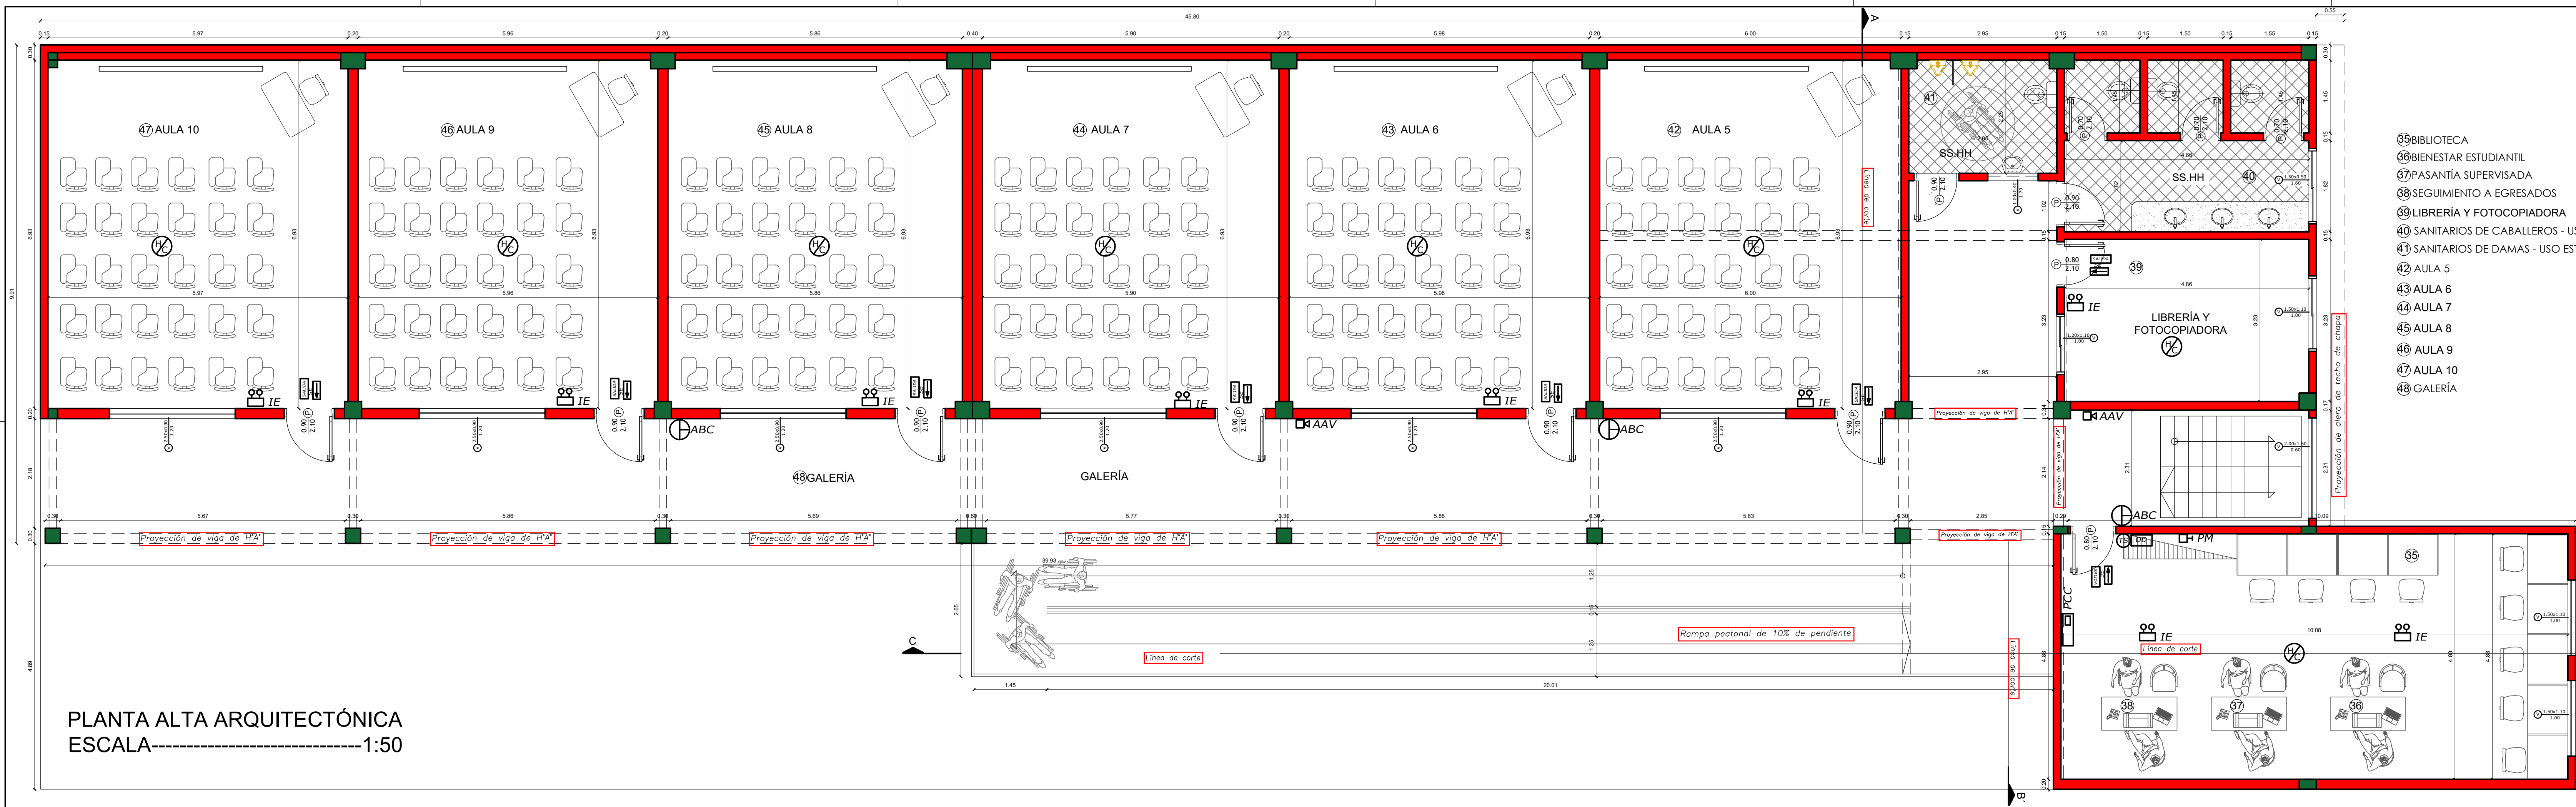

PLANTA ALTA ARQUITECTÓNICA
ESCALA-----1:50

- 65 BIBLIOTECA
- 66 BIENESTAR ESTUDIANTIL
- 67 PASANTÍA SUPERVISADA
- 68 SEGUIMIENTO A EGRESADOS
- 69 LIBRERÍA Y FOTOCOPIADORA
- 40 SANITARIOS DE CABALLEROS - USO ESTUDIANTES
- 41 SANITARIOS DE DAMAS - USO ESTUDIANTES
- 42 AULA 5
- 43 AULA 6
- 44 AULA 7
- 45 AULA 8
- 46 AULA 9
- 47 AULA 10
- 48 GALERÍA

REFERENCIAS (PCI)	
SE	Indicador de sentido de evacuación
SALIDA	Indicador de SALIDA
ABC	Extintor de incendios tipo ABC de 6Kg
IE	Iluminación de Emergencia (IE)
HC	Sensor Humo Calor (HC)
PM	Pulsador Manual (PM)
AAV	Alarma Audio Visual (AAV)
PCC	Panel Central de Control (PCC)
TS	Tablero Seccional
DD	Disyuntor Diferencial

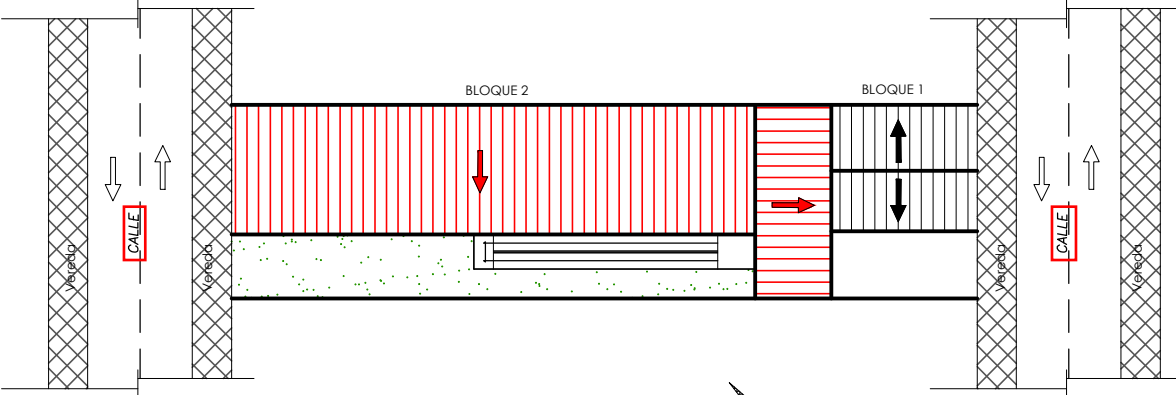


PLANTA DE UBICACIÓN
ESCALA: 1/500

OBRA: REMODELACIÓN PARA CONSTRUCCIÓN DE LA FILIAL DE LA
UNIVERSIDAD NACIONAL DE VILLARICA DEL ESPÍRITU SANTO

UBICACION: Barrio San Pedro - Tebicuary
PROPIETARIO: Municipalidad de Tebicuary
PROFESIONAL: Arq. Ricardo López Santelón Reg. MOPC: 3.534
SUP. A REMODELAR PB y PA : 948,00 m2
SUP. TOTAL A PROTEGER : 1.025,50m2

PROFESIONAL

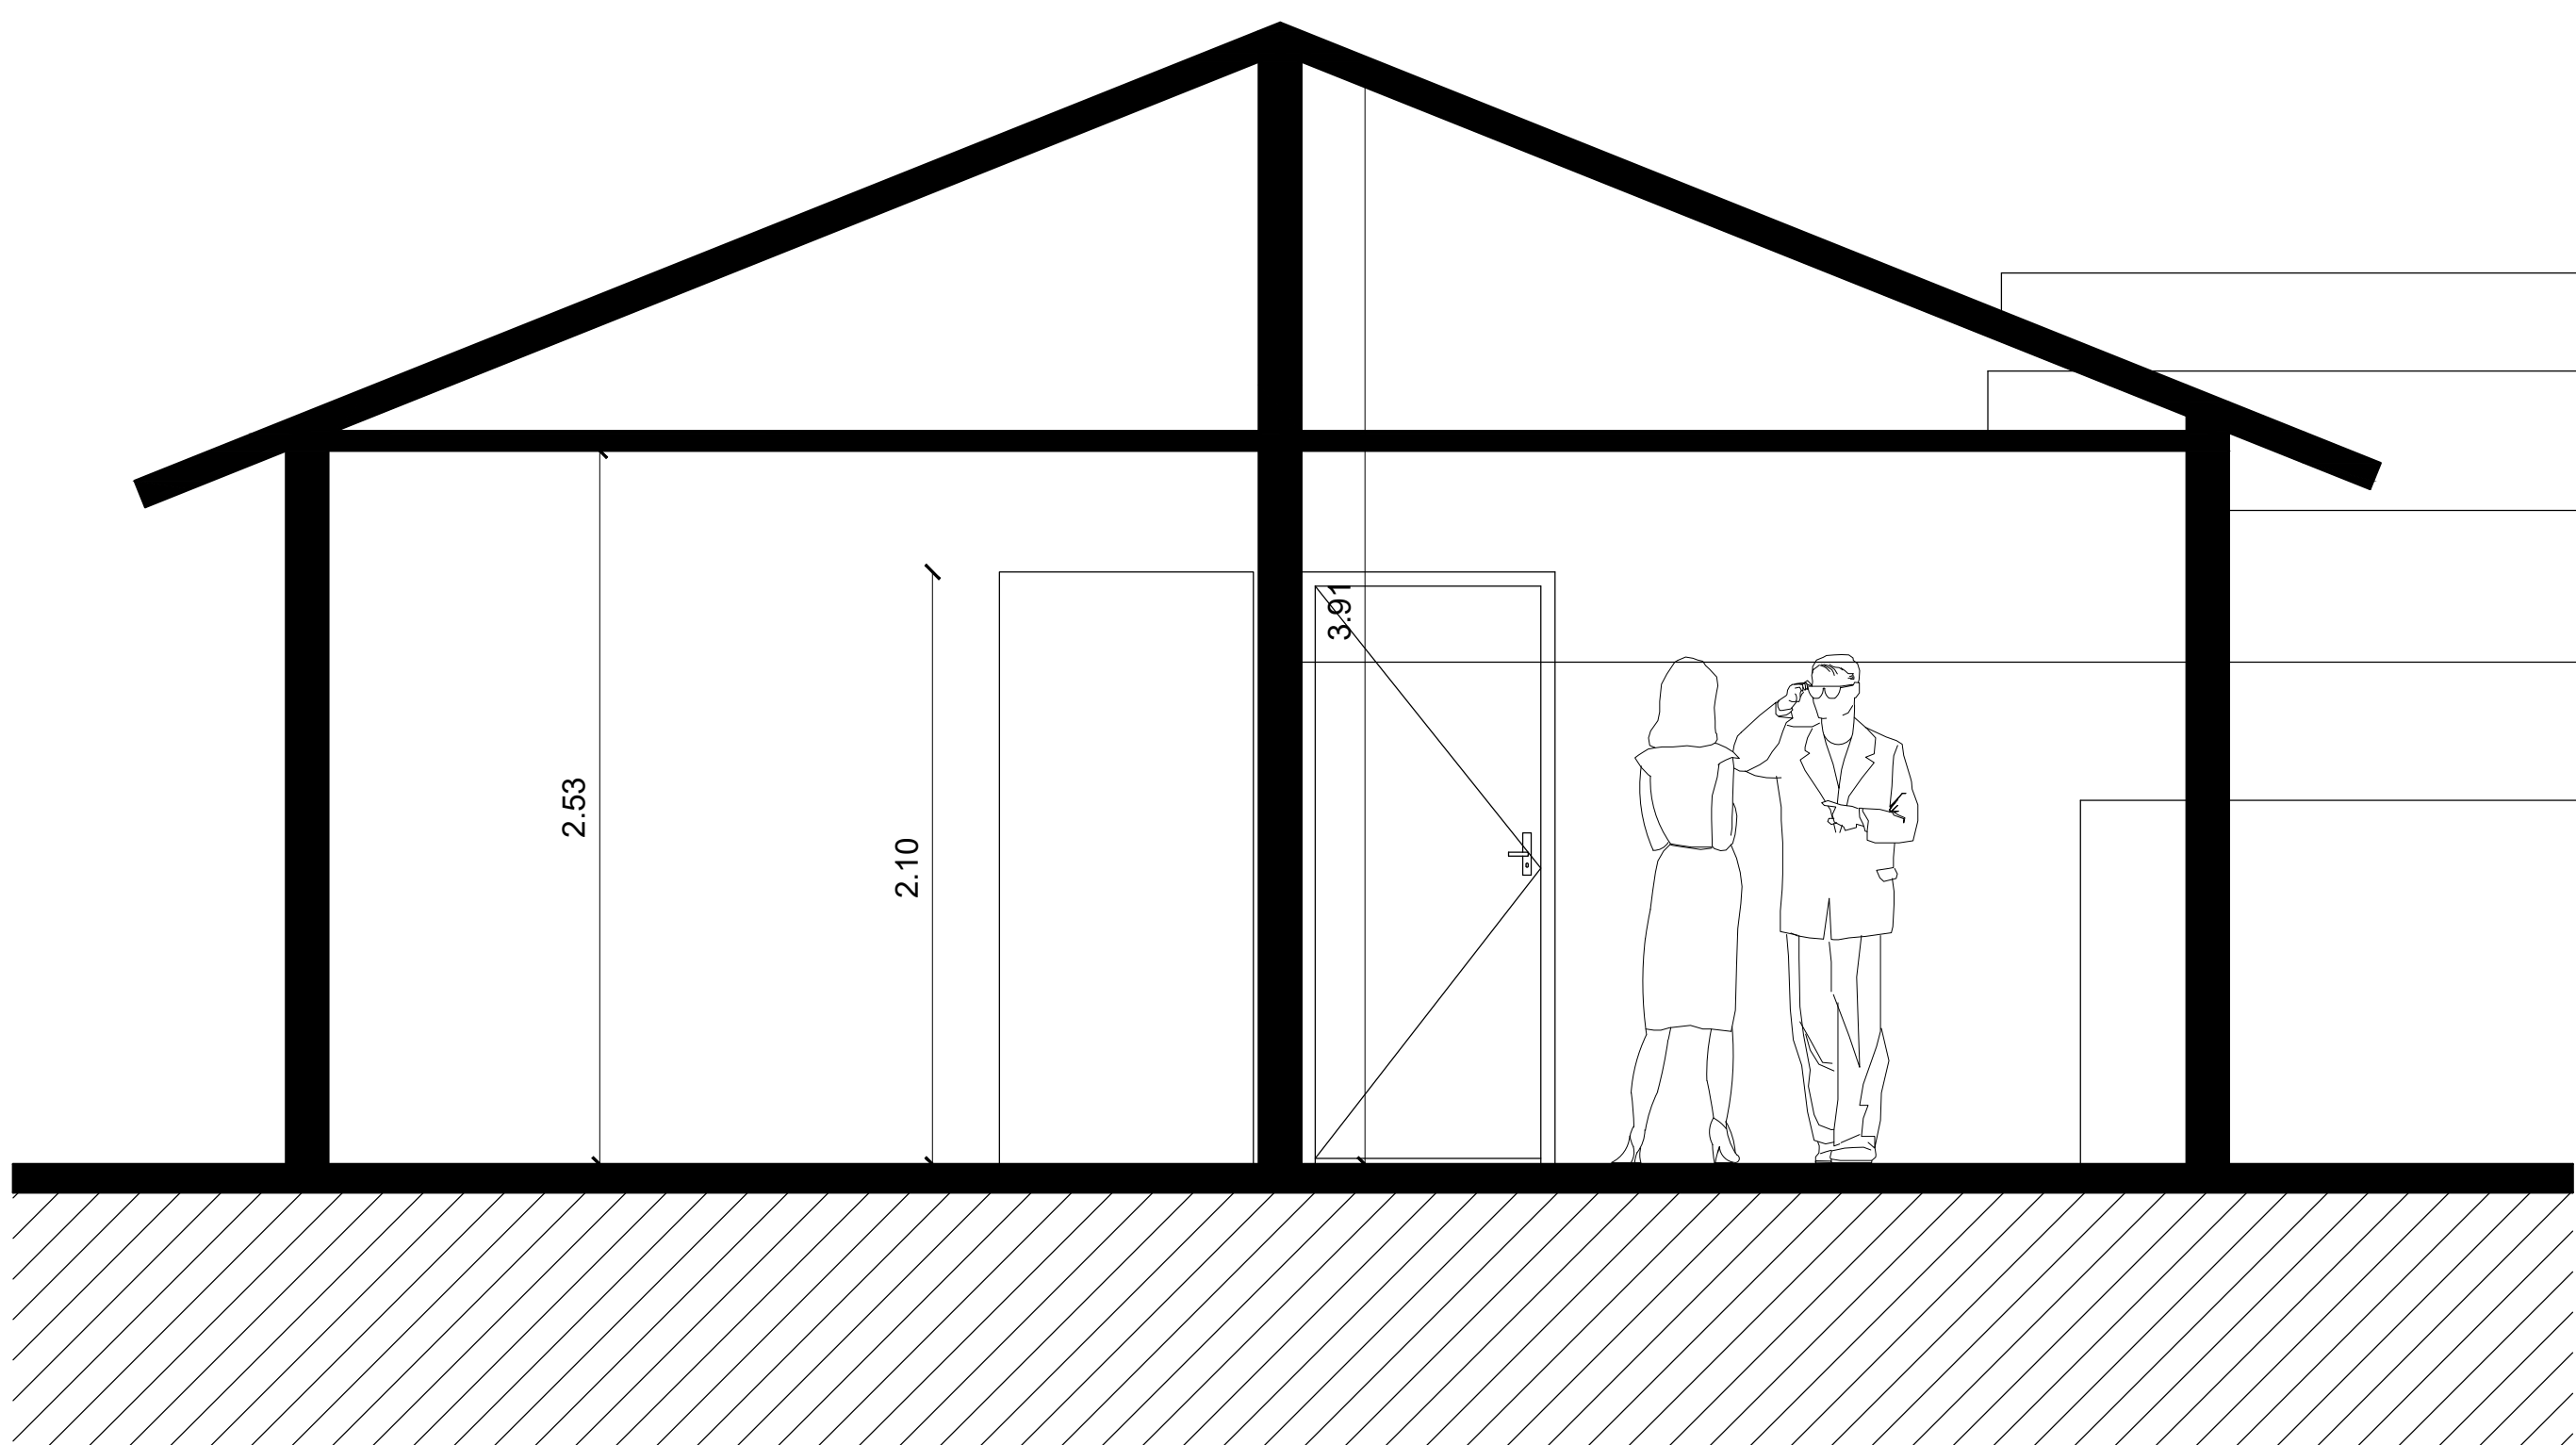

CORTE TRANSVERSAL A-A'
ESCALA -----1:50



FACHADA PRINCIPAL
ESCALA -----1:50

REFERENCIAS (PCI)	
	Indicador de sentido de evacuación
	Indicador de SALIDA
	Extintor de incendios tipo ABC de 6Kg
	Iluminación de Emergencia (IE)
	Sensor Humo Calor (HC)
	Pulsador Manual (PM)
	Alarma Audio Visual (AAV)
	Panel Central de Control (PCC)
	Tablero Seccional
	Disyuntor Diferencial



PLANTA ARQUITECTÓNICA SECCIÓN 1
ESCALA-----1:50

- 1 DECANATO
- 2 VICE DECANATO
- 3 PERCEPTORÍA
- 4 DIRECCIÓN ACADÉMICA
- 5 SECRETARÍA DE LA FACULTAD
- 6 SANITARIO - USO DECANATO
- 7 ACCESO A LA UNIDAD ACADÉMICA BLOQUE 1
- 8 SISTEMA ACADÉMICO
- 9 RECURSOS HUMANOS
- 10 SALA DE DOCENTES
- 11 SANITARIOS DE DAMAS - USO FUNCIONARIOS
- 12 SANITARIOS DE CABALLEROS - USO FUNCIONARIOS

OBRA: REMODELACIÓN PARA CONSTRUCCIÓN DE LA FILIAL DE LA
UNIVERSIDAD NACIONAL DE VILLARICA DEL ESPÍRITU SANTO

UBICACION: Barrio San Pedro - Tebicuary

PROPIETARIO: Municipalidad de Tebicuary

PROFESIONAL: Arq. Ricardo López Santellán

SUP. CONSTRUIDA : 77,50m²

SUP. TOTAL A PROTEGER : 1.025,50m²

PROFESIONAL